

**LAVORI DI ADEGUAMENTO IMPIANTO ANTINCENDIO DELLA
SCUOLA SECONDARIA DI 1° GRADO "E.FERMI"
VIA DON CARLO PRINETTO 2 A BUSSOLENO.
CUP B38H25009920001.**



PROGETTO ESECUTIVO
PROGETTO IMPIANTO ELETTRICO
RIVELAZIONE FUMI e ILLUMINAZIONE DI SICUREZZA

PLANIMETRIE INDIVIDUAZIONE INTERVENTI


PIANTA DEL PIANO TERRA (RIALZATO) scala 1:100
PIANTA DEL PIANO PRIMO scala 1:100
PIANTA DEL PIANO SOTTOTETTO scala 1:100

TAVOLA E002	DATA: GIUGNO 2026
PROGETTISTI: ARCH. NADIA BARALE, VIA TRENTO 61, ORBASSANO (TO) STEL S.R.L., STRADA DEL PORTONE 129, GRUGLIASCO (TO) ING. FILIPPO FERRERO, VIA PERRONE 10, TORINO	
COMMITTENTE: COMUNE DI BUSSOLENO PIAZZA CAVOUR 1, 10051 BUSSOLENO (TO) TEL. 012249002 e-mail: P.C.I.serviziopubblici.bussoleno@pec.it R.U.P. geom. LUCA VOTTERO	


LEGENDA SIMBOLI	
SIMBOLO	DESCRIZIONE
	Rivelatore ottico di fumo analogico indirizzato, completo di base, isolatore di linea e uscita programmabile per collegamento di ripetitore di allarme a LED
	Rivelatore ottico di fumo installato nel controsoffitto completo di base, isolatore di linea e uscita programmabile per collegamento di ripetitore di allarme a LED, predatore bobina 200cm per manutenzione (se previsto controsoffitto non asportabile)
	Rivelatore ottico termico analogico indirizzato, completo di base, isolatore di linea e uscita programmabile per collegamento di ripetitore di allarme a LED
	Rivelatore ottico di fumo analogico indirizzato per candelina, completo di base, isolatore di linea e uscita programmabile per collegamento di ripetitore di allarme a LED
	Pulsante manuale per segnalazione allarme incendio completo di cartello di indicazione
	Dispositivo lampeggiante per allarme ottico alimentato da modulo certificato EN54-3
	Indicazione di modulo di comando (o) di acquisizione stato (I) da parte di componente (evacuatore di fumo centrale aspirazione, ecc.)
	Pannello di gestione emergenza energia e rivelazione incendi
	Impianto di sovrappresenza per 30/30 Pa
	Apparecchio illuminante antipanico e sicurezza autonomo
	Apparecchio illuminante antipanico e sicurezza autonomo con fascio luminoso bidirezionale
	Vie di fuga con cambio di livello
	Vie di fuga in piano

LEGENDA		
CATEGORIA	SIMBOLO	DESCRIZIONE
VIE DI USCITA		PERICOLO DI USCITA IMMINENTE (ALTO)
		PERICOLO DI USCITA VERSO IL BASSO
ESTINTORI		ESTINTORI DI POLVERE CAN. 6KG - 13A-B-98
		ESTINTORI SU MURALE CAN. 4 A PIRETICI (NON EFFICACE) E LANCIA
SISTEMI ANTINCENDIO		ALLARME SORGITIVO DI INCENDIO
		ATTACCO PER AUTOPOMPA
SISTEMI DI SICUREZZA		ATTACCO PER AUTOPOMPA DOPPIO
		PULSANTE DI ALLARME INCENDIO
		LANCIA DI SICUREZZA - ILLUMINAZIONE DI EMERGENZA
		RELEVATORE DI FUMO
SISTEMI ANTIFURTO		ALLARME ANTIFURTO CON SENSIBILITÀ AL "SORDITA" INCENDIO
		CONTINUA PULSANZA INCENDIO
SISTEMI ANTIFURTO		SEGNALATORE ACUSTICO
		PORTA TAGLIAMURTO REI 60/120
GAS/ESTINGUENTI		PORTA TAGLIAMURTO RESISTENTE AL FUOCO
		INTERRATORE ULTRACORTO CIRCUITO
GAS/ESTINGUENTI		INDICAZIONI SORFA U.S.
		INDICAZIONI U.S. LUNGO VIE DI FUGA
GAS/ESTINGUENTI		ALLARME SELETTIVO


N.B. le aree evidenziate in colore blu, sono state oggetto di precedenti adeguamenti

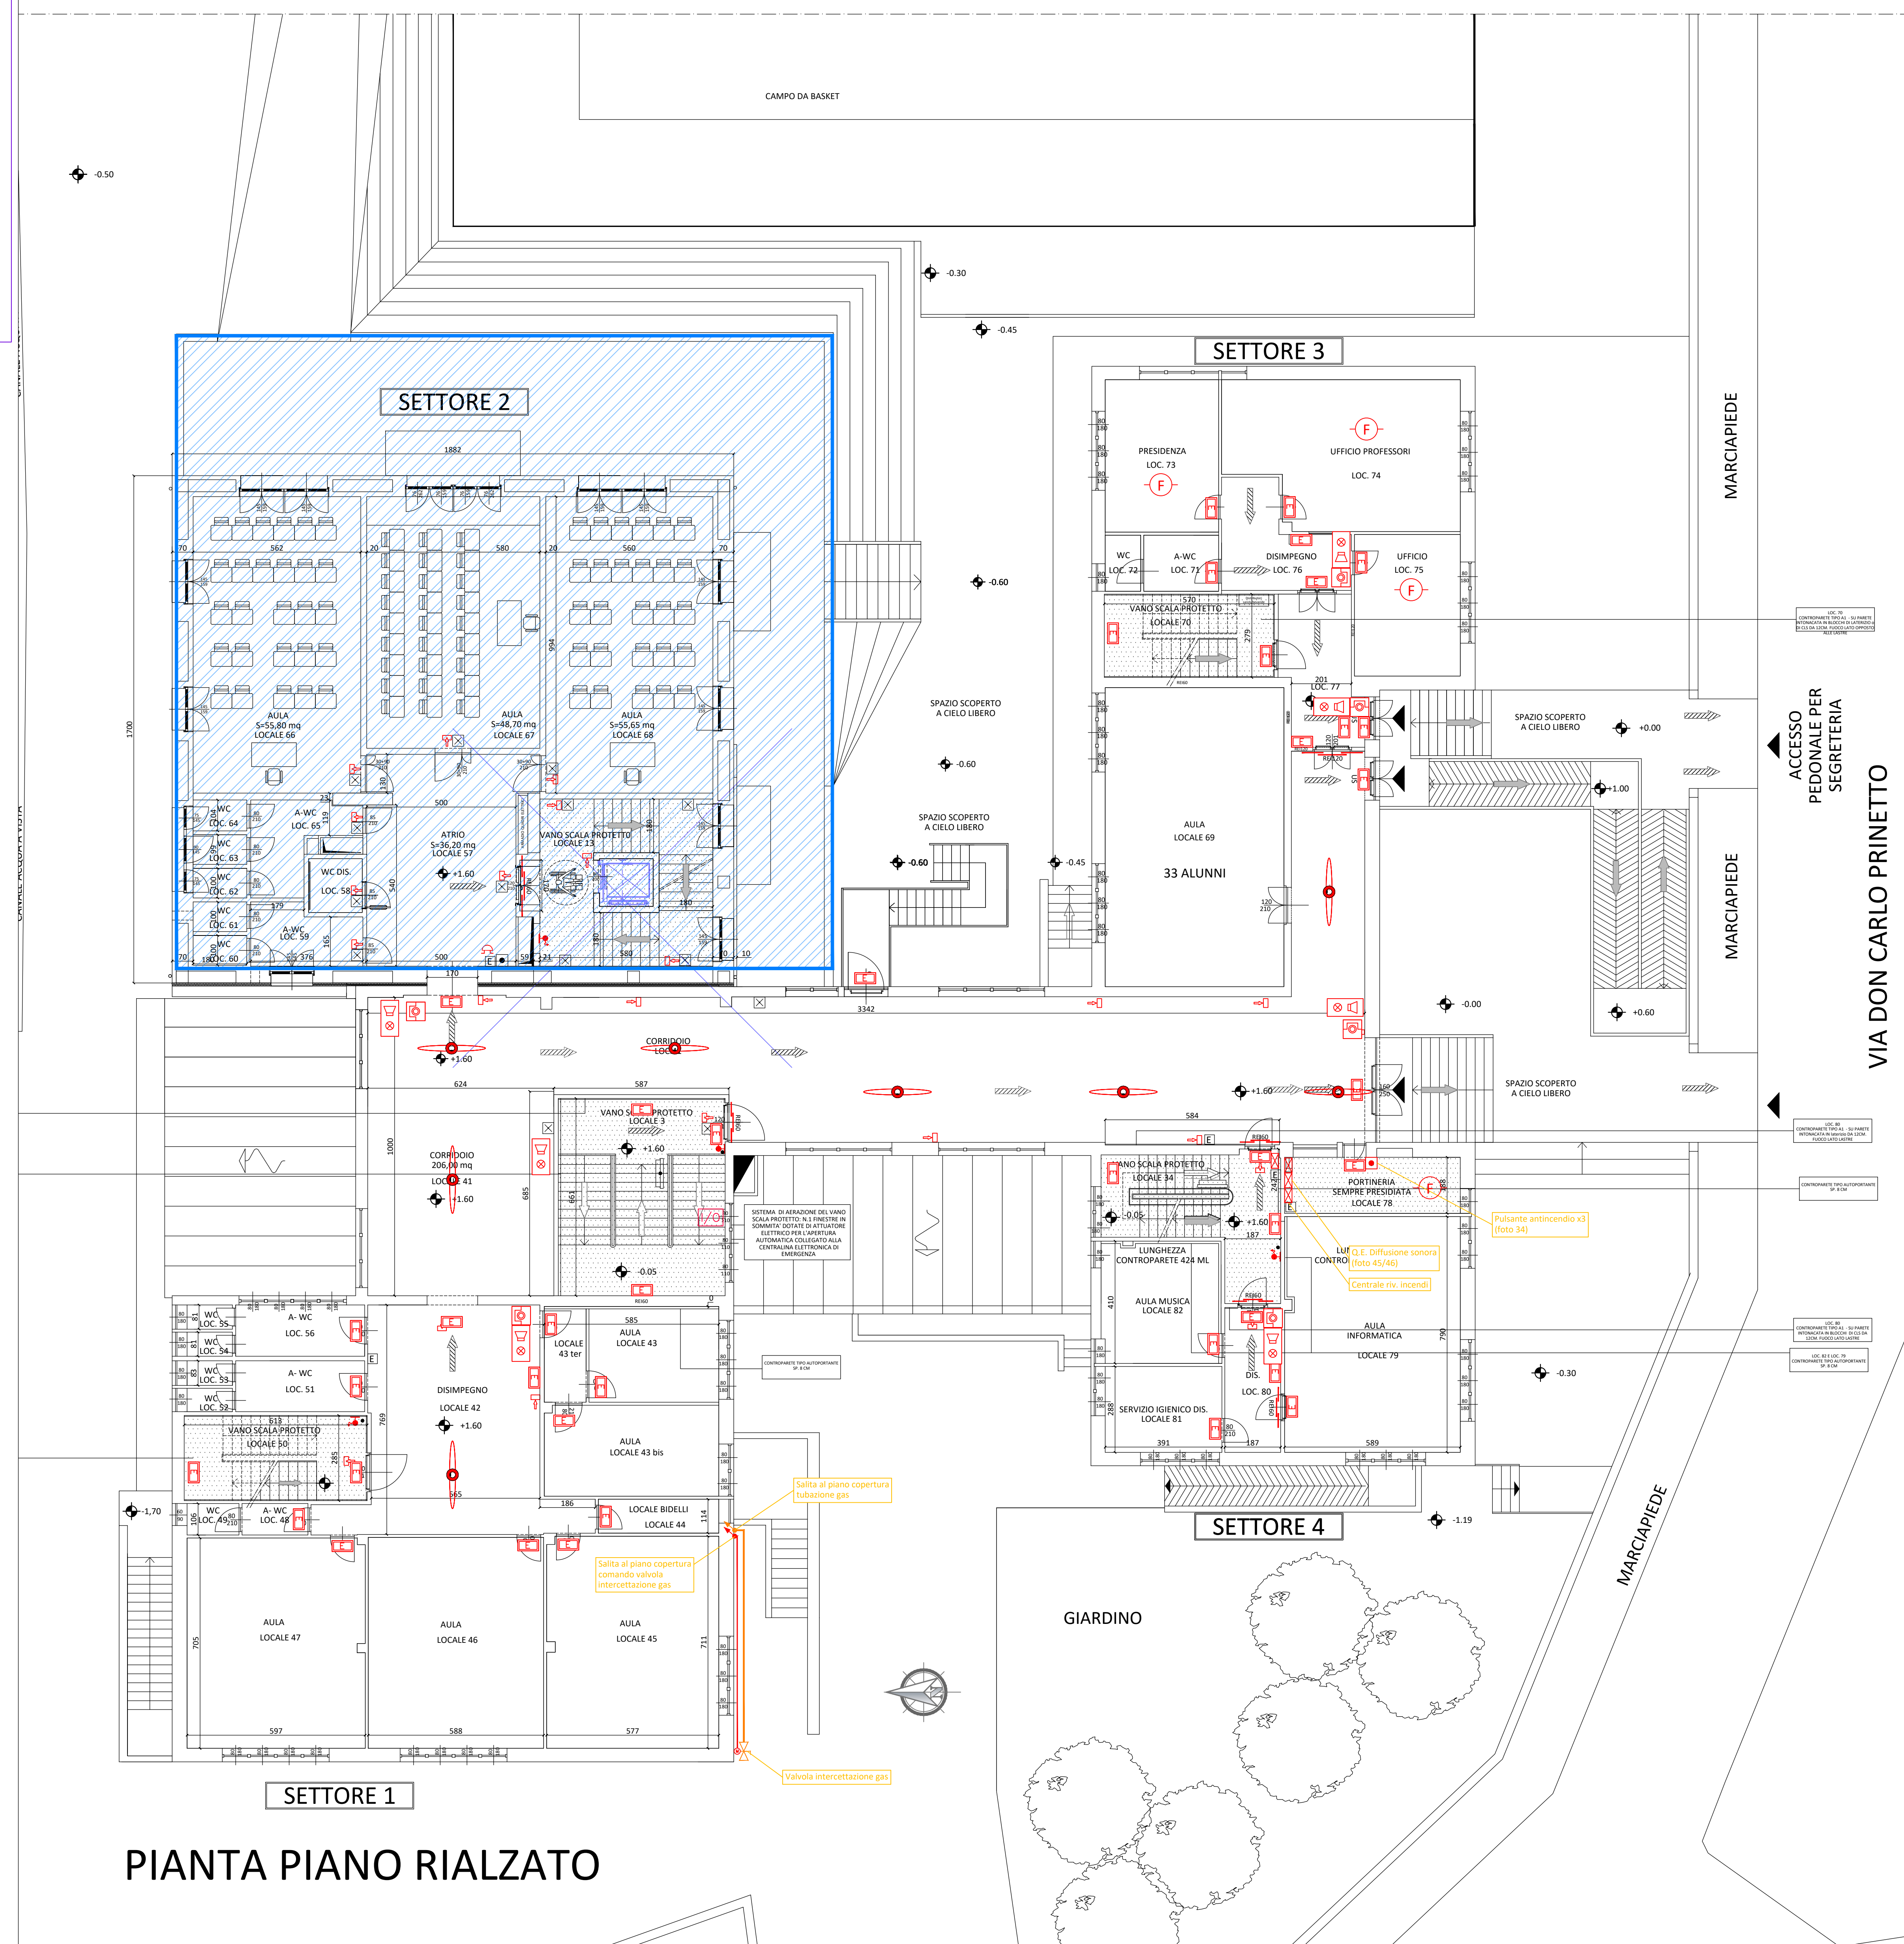

PIANTA PIANO RIALZATO

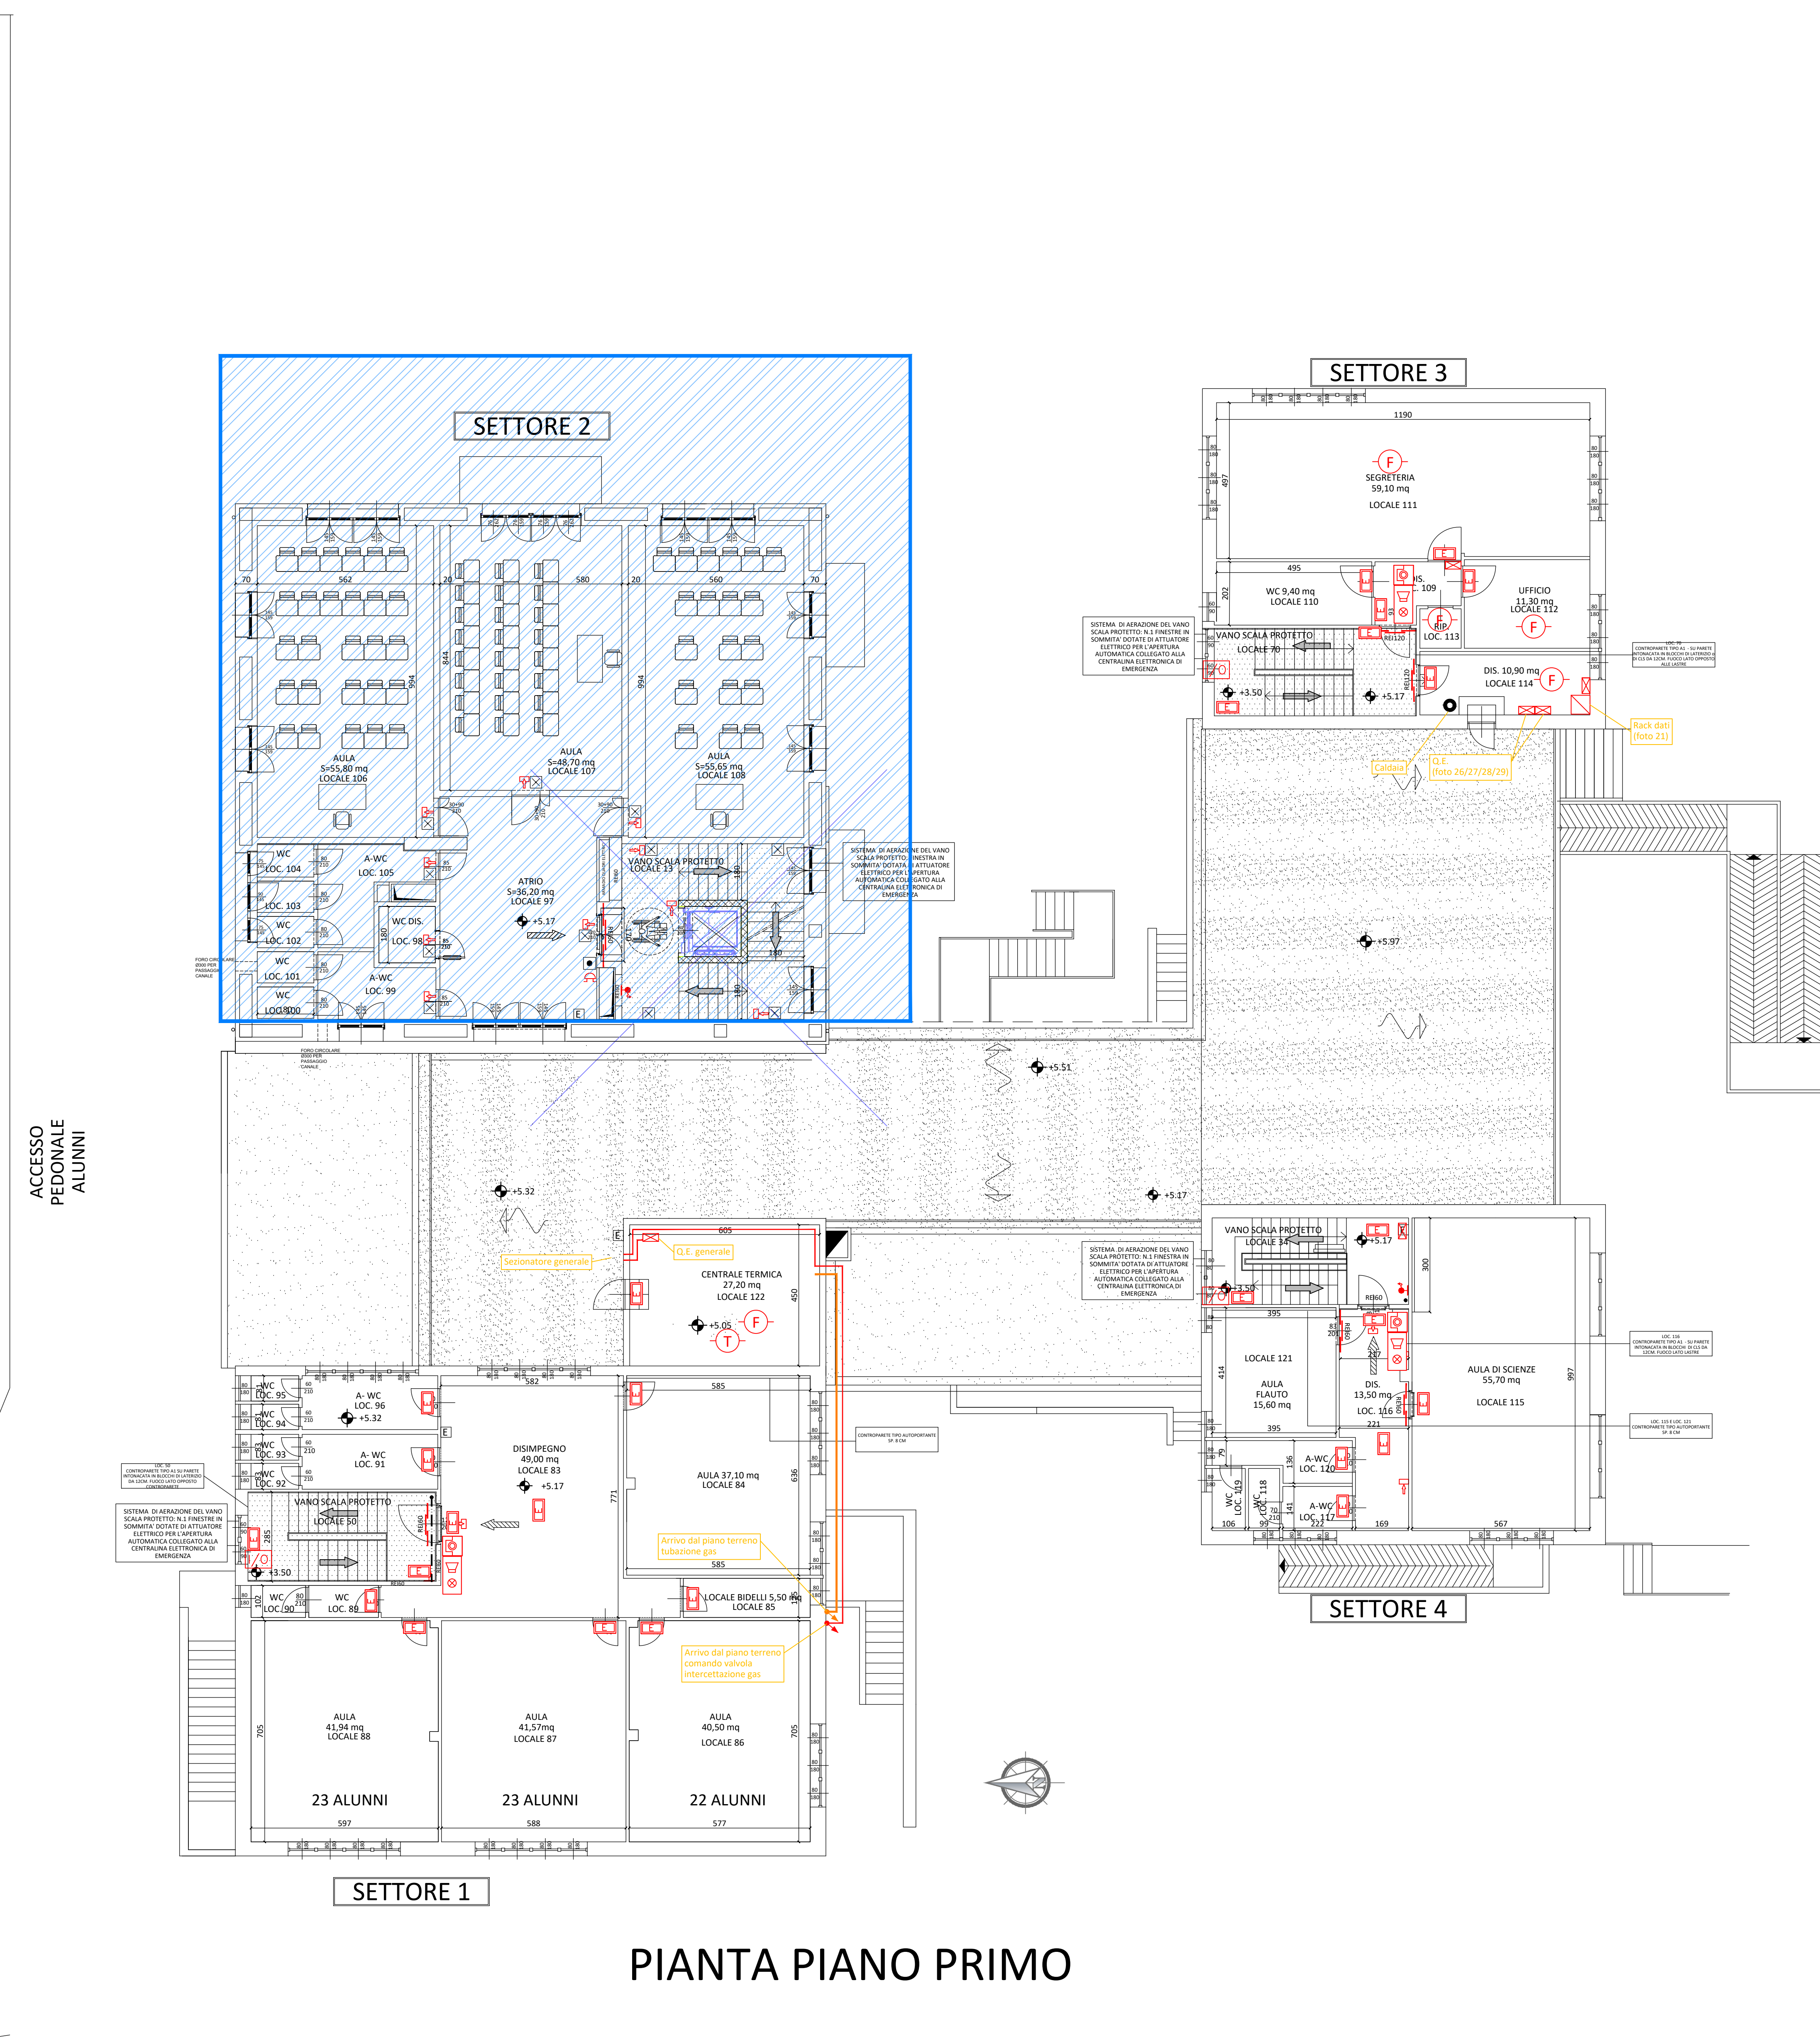

PIANTA PIANO PRIMO

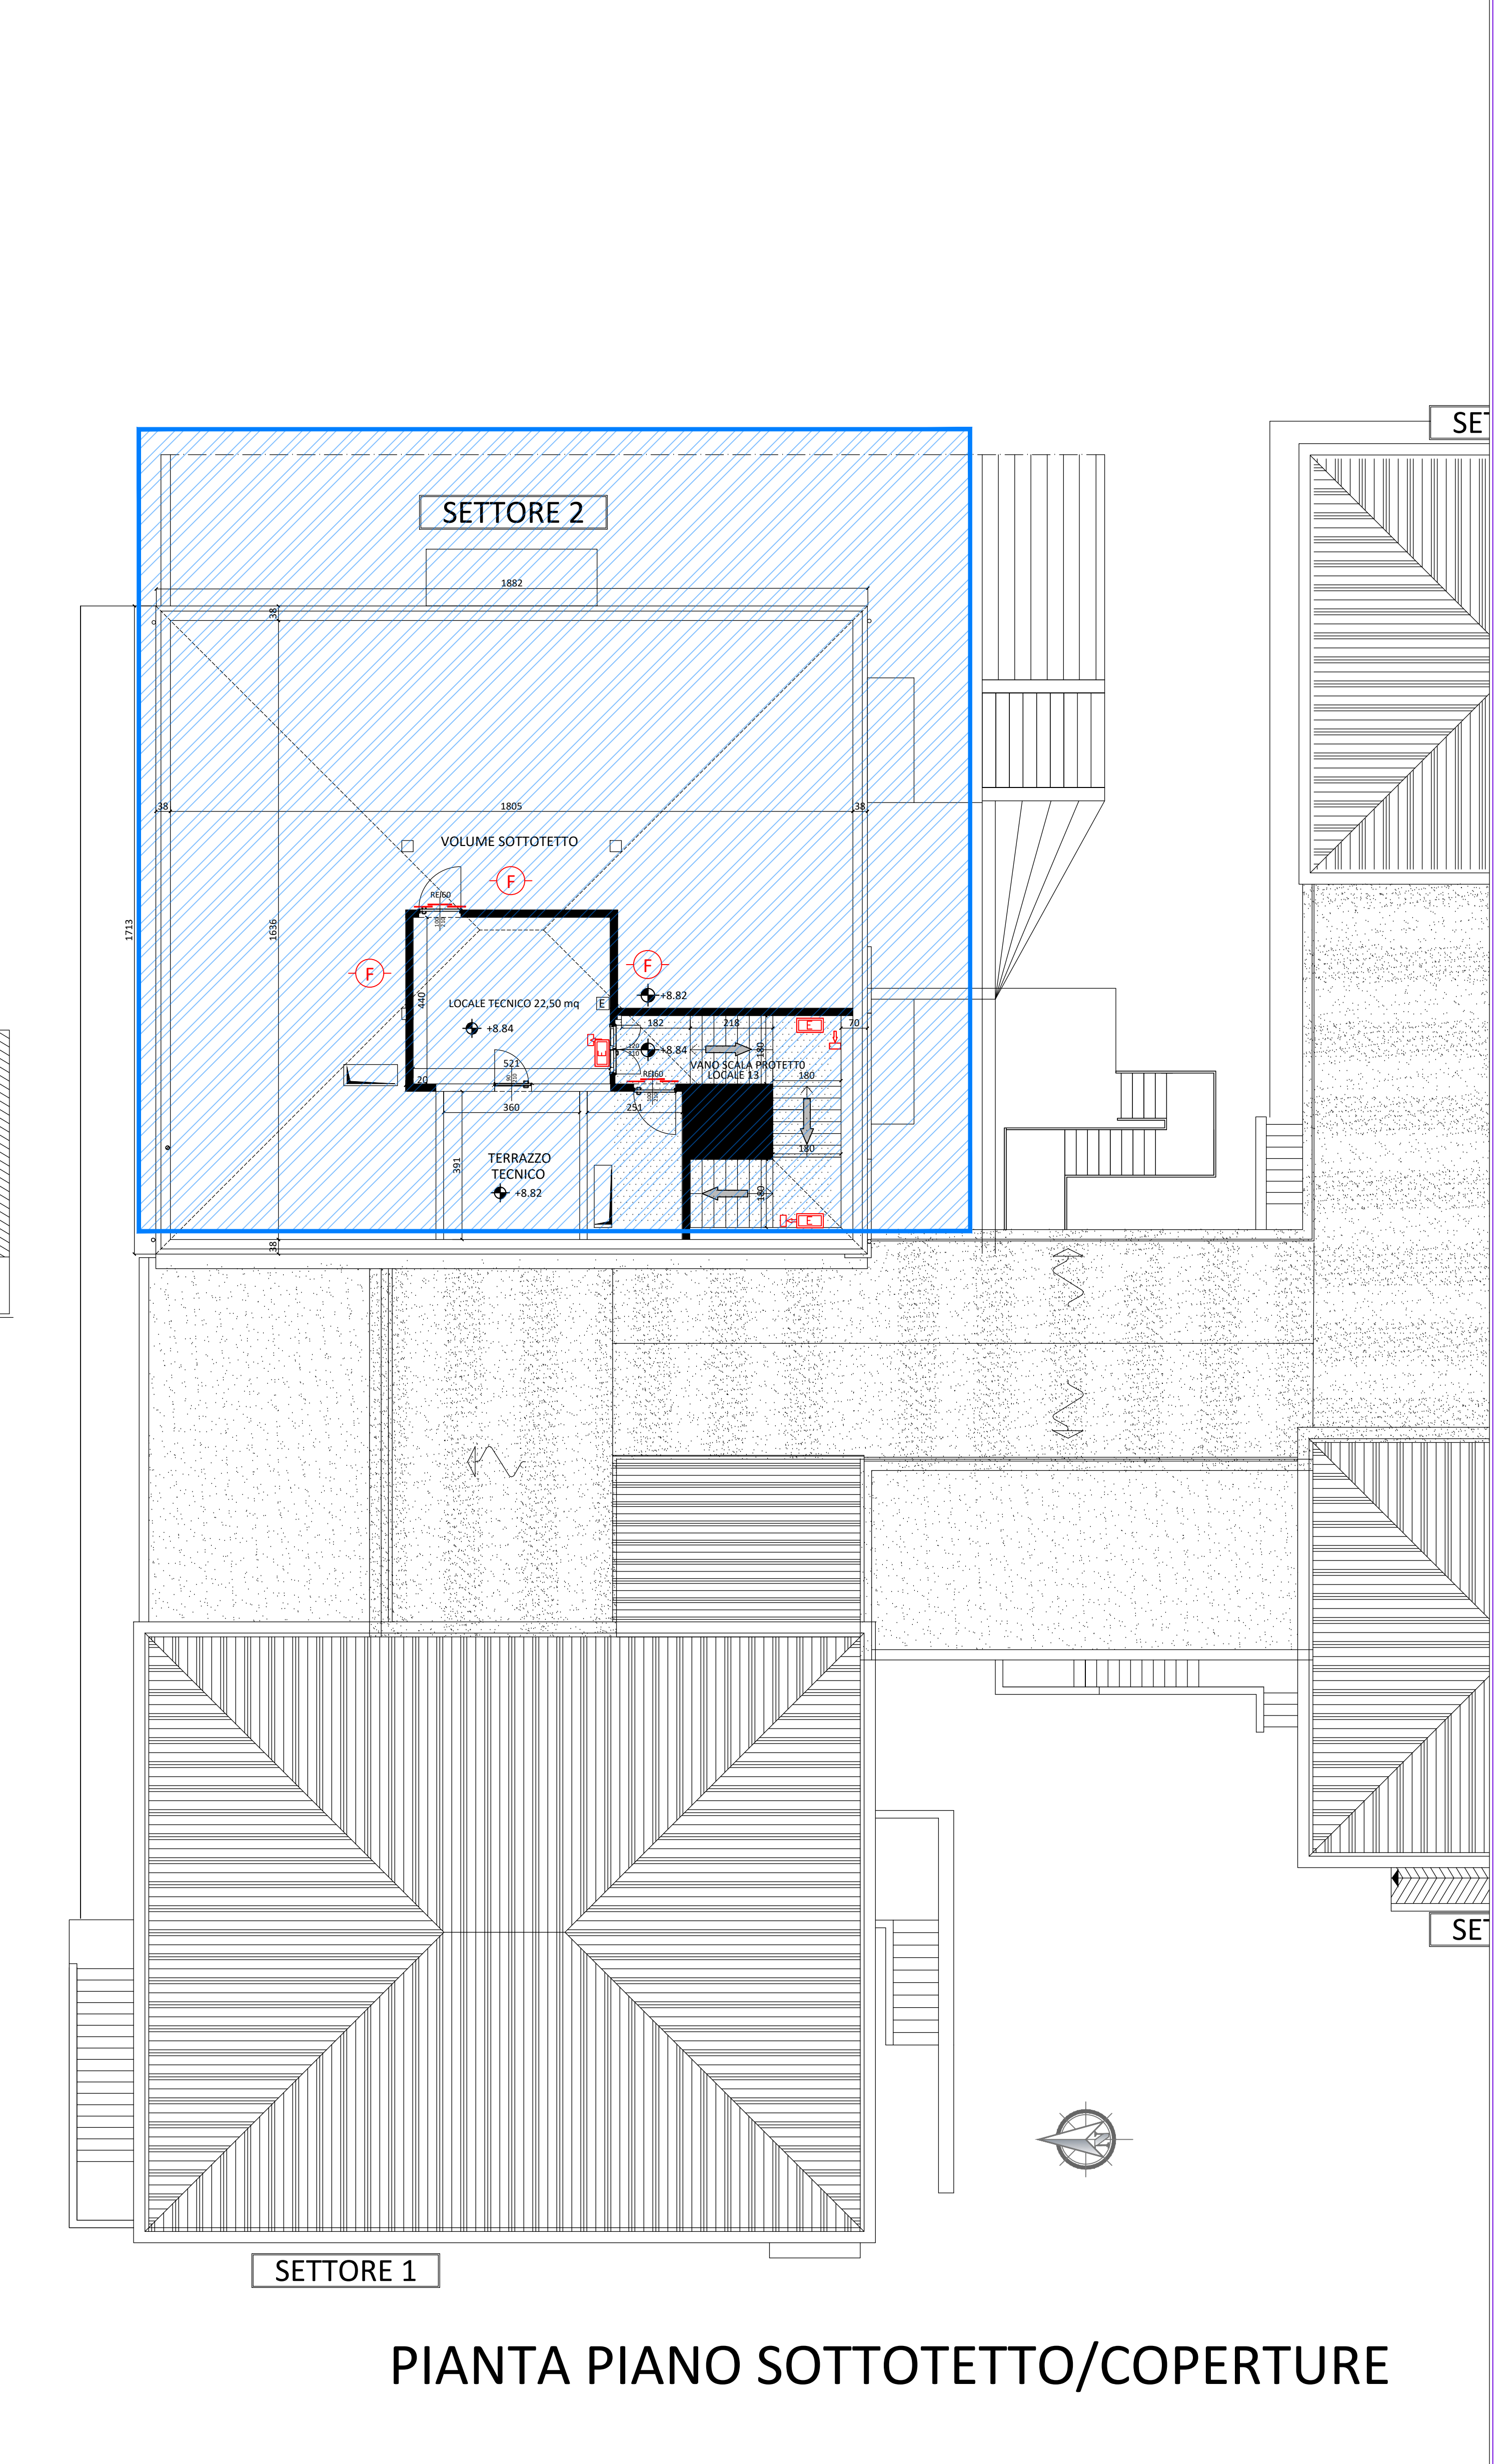

PIANTA PIANO SOTTOTETTO/COPERTURE