

REGIONE PIEMONTE
CITTÀ METROPOLITANA DI TORINO
COMUNE DI BUSSOLENO

LAVORI DI ADEGUAMENTO IMPIANTO ANTINCENDIO DELLA
SCUOLA SECONDARIA DI I° GRADO "E.FERMI"
VIA DON CARLO PRINETTO 2 A BUSSOLENO.
CUP B38H25009920001.

FUTURA

LA SCUOLA
PER L'ITALIA DI DOMANI

PROGETTO ESECUTIVO
PROGETTO IMPIANTO ELETTRICO
RIVELAZIONE FUMI e ILLUMINAZIONE DI SICUREZZA

PLANIMETRIE INDIVIDUAZIONE INTERVENTI
PIANTA DEL PIANO INTERRATO scala 1:100
PIANTA DEL PIANO SEMINTERRATO scala 1:100

TAVOLA ED03

DATA: GIUGNO 2026

PROGETTISTI
ARCH. ANDREA BARALE, VIA TRENTO 63, ORBASSANO (TO)
STEL S.R.L., STRADA DEL PORTONE 129, GRUGLIASCO (TO)
ING. FLAVIO TERENO, VIA PERSONE 50, TORINO

COMMITTENTE
COMUNE DI BUSSOLENO
PIAZZA CAVOUR 1, 10053 BUSSOLENO (TO)
TEL. 012249002
e-mail: TIC@comune.bussoleno@pec.it
R.U.P. geom. LUCA VOTTERO

LEGENDA SIMBOLI

SIMBOLO	DESCRIZIONE
	Rivelatore ottico di fumo analogico indirizzato, completo di base, isolatore di linea e uscita programmabile per collegamento di ripetitore di allarme a LED.
	Rivelatore ottico di fumo installato nel controsoffitto completo di base, isolatore di linea e uscita programmabile per collegamento di ripetitore di allarme a LED, prevedere testata 20x20mm per manutenzione ove previsto controsoffitto non lacerabile.
	Rivelatore ottico termico analogico indirizzato, completo di base, isolatore di linea e uscita programmabile per collegamento di ripetitore di allarme a LED.
	Rivelatore ottico di fumo analogico indirizzato per cassetta, completo di base, isolatore di linea e uscita programmabile per collegamento di ripetitore di allarme a LED.
	Pulsante manuale per segnalazione allarme incendio completo di cartello di indicazione.
	Dispositivo lampeggiante per allarme ottico alimentato da modulo certificato EN54-3.
	Indicazione di modulo di comando (i) ed acquisizione stato (i) da parte di componente (evacuatore di fumo, centrale aspirazione, ecc.).
	Pannello di gestione emergenza energia e rilevazione incendi.
	Impianto di sovrappressione per fidi 30 Pa.
	Apparecchio illuminante antipanico e sicurezza autonomo.
	Apparecchio illuminante antipanico e sicurezza autonomo con fascio luminoso bidirezionale.
	Vie di fuga con cambio di livello.
	Vie di fuga in piano.


LEGENDA

CATEGORIA	SIMBOLO	DESCRIZIONE
VEIE DI USCITA		PERCORSO DI USCITA VERSO L'ALTO
		PERCORSO DI USCITA ORDINALE
		PERCORSO DI USCITA VERSO IL BASSO
		USCITE DI SICUREZZA
ESTINTORI		ESTINTORI A POLVERE CAP. 4KG - 13A B100
SISTEMI ANTINCENDIO IDRICI		IBRANTE SU NASTRO DN 45 A PARETE (CON FLESSIBILE E LANCIA)
		IBRANTE A MUR DN 45
		ATTACCO PER AUTOPOMPA
		ATTACCO PER AUTOPOMPA DOPPIO
SISTEMI DI SEGNALAZIONE		PULSANTE DI ALLARME INCENDIO
		LUCE DI SICUREZZA - ILLUMINAZIONE DI EMERGENZA
		RILEVATORE DI FUMO
		PANNELLO OTTICO ACUSTICO CON SCRITTA
		PANNELLO RIVELAZIONE INCENDI
		SEGNALATORE ACUSTICO
		PORTA TAGLIAFUOCO REI 60/120
SISTEMI ANTINCENDIO		PARETE/SOFFITTO RESISTENTE AL FUOCO
		INTERRUTTORE ELETTRICO GENERALE
CAPTELLONCITA'		INDICAZIONE U.S. LUNGO VIE DI FUGA
		QUADRO ELETTRICO

N.B. le aree evidenziate in colore blu, sono state oggetto di precedenti adeguamenti.



PIANTA PIANO INTERRATO

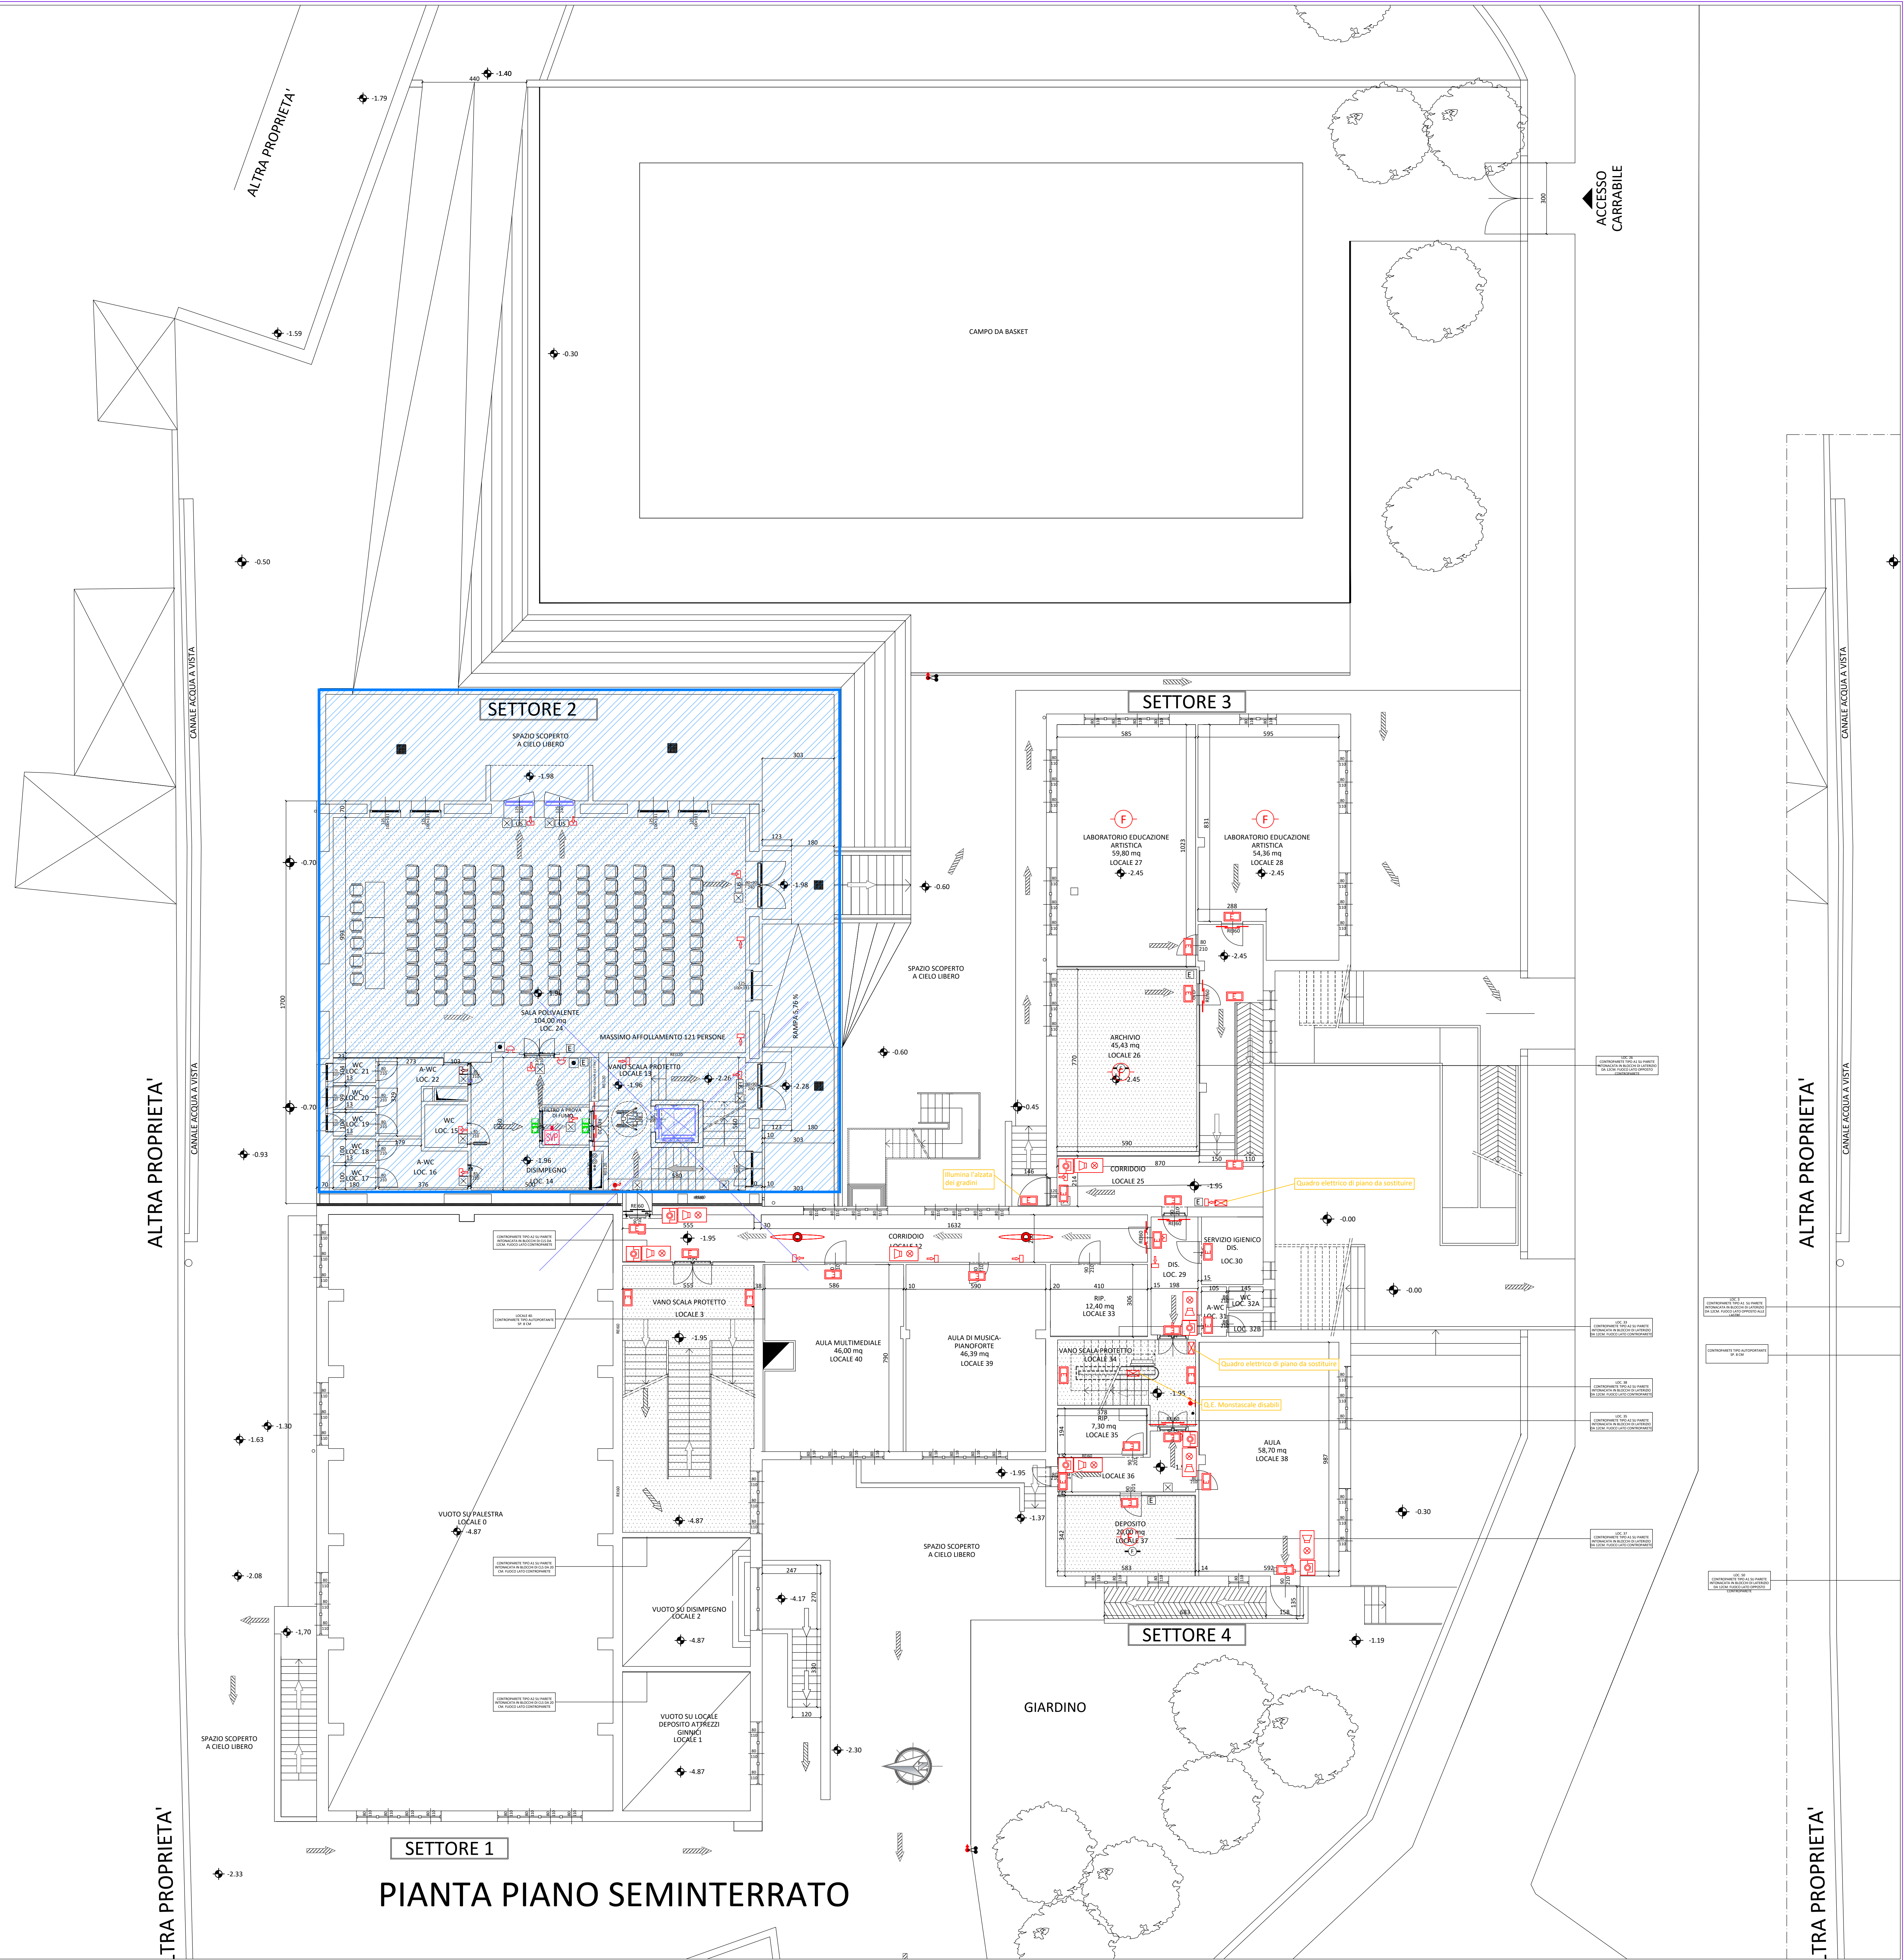

PIANTA PIANO SEMINTERRATO