

REGIONE PIEMONTE
CITTÀ METROPOLITANA DI TORINO
COMUNE DI BUSSOLENO

LAVORI DI ADEGUAMENTO IMPIANTO ANTINCENDIO DELLA
SCUOLA SECONDARIA DI I° GRADO "E.FERMI"
VIA DON CARLO PRINETTO 2 A BUSSOLENO.
CUP B38H25009920001.



PROGETTO ESECUTIVO
PROGETTO IMPIANTO ELETTRICO

PLANIMETRIE INDIVIDUAZIONE INTERVENTI


PIANTA DEL PIANO SEMINTERRATO scala 1:100
PIANTA DEL PIANO TERRA scala 1:100
PIANTA DEL PIANO PRIMO scala 1:100
PIANTA DEL PIANO SOTTOTETTO scala 1:100

TAVOLA	DATA: GIUGNO 2026
PROGETTISTI: ARCH. ANDREA BARALE VIA TRENTO 61, ORMAIANICO (TO) STEL S.R.L. SPADA DEL PORTONE 129, GRUGLIASCO (TO) ING. FILIPPO TERRELLI VIA VERONESE 10, TORINO	
COMITATENTE: COMUNE DI BUSSOLENO PIAZZA CAVOUR 3, 10051 BUSSOLENO (TO) TEL. 011249002 e-mail: FIC@comunebus.it; bussoleno@pec.it R.U.P. geom. LUCA VOTTERO	


LEGENDA SIMBOLI	
SIMBOLO	DESCRIZIONE
	Rivelatore ottico di fumo analogico indirizzato, completo di base, isolatore di linea e uscita programmabile per collegamento di ripetitore di allarme a LED.
	Rivelatore ottico di fumo analogico indirizzato, completo di base, isolatore di linea e uscita programmabile per collegamento di ripetitore di allarme a LED, prevedibile sotto 200cm per manutenzione o se previsto controsoffitto non adeguabile.
	Rivelatore ottico termico analogico indirizzato, completo di base, isolatore di linea e uscita programmabile per collegamento di ripetitore di allarme a LED.
	Pulsante manuale per segnalazione allarme incendio completo di cartello di indicazione.
	Dispositivo lampeggiante per allarme ottico alimentato da modulo certificato EN54-3.
	Indicazione di modulo di comando (o) ed acquisizione spazio (o) da parte di componente (evacuatore di fumo, centrale aspirazione, ecc.).
	Pannello di gestione emergenza energia e rilevazione incendi.
	Impianto di sovrappressione per filtri 30 Pa.
	Apparecchio di illuminazione di emergenza autonomo da parete.
	Apparecchio illuminante antipiracy e sicurezza autonomo con fascio luminoso bidirezionale.
	Vie di fuga con cambio di livello.
	Vie di fuga in piano.

LEGENDA	
CATEGORIA	SIMBOLO
VIE DI USCITA	
ESTINTORI	
SISTEMI ANTINCENDIO	
SISTEMI DI SEGNALE	
SISTEMI ANTINCENDIO	
CAPIRELLI/STACCHI	


N.B. le aree evidenziate in colore blu, sono state oggetto di precedenti adeguamenti.

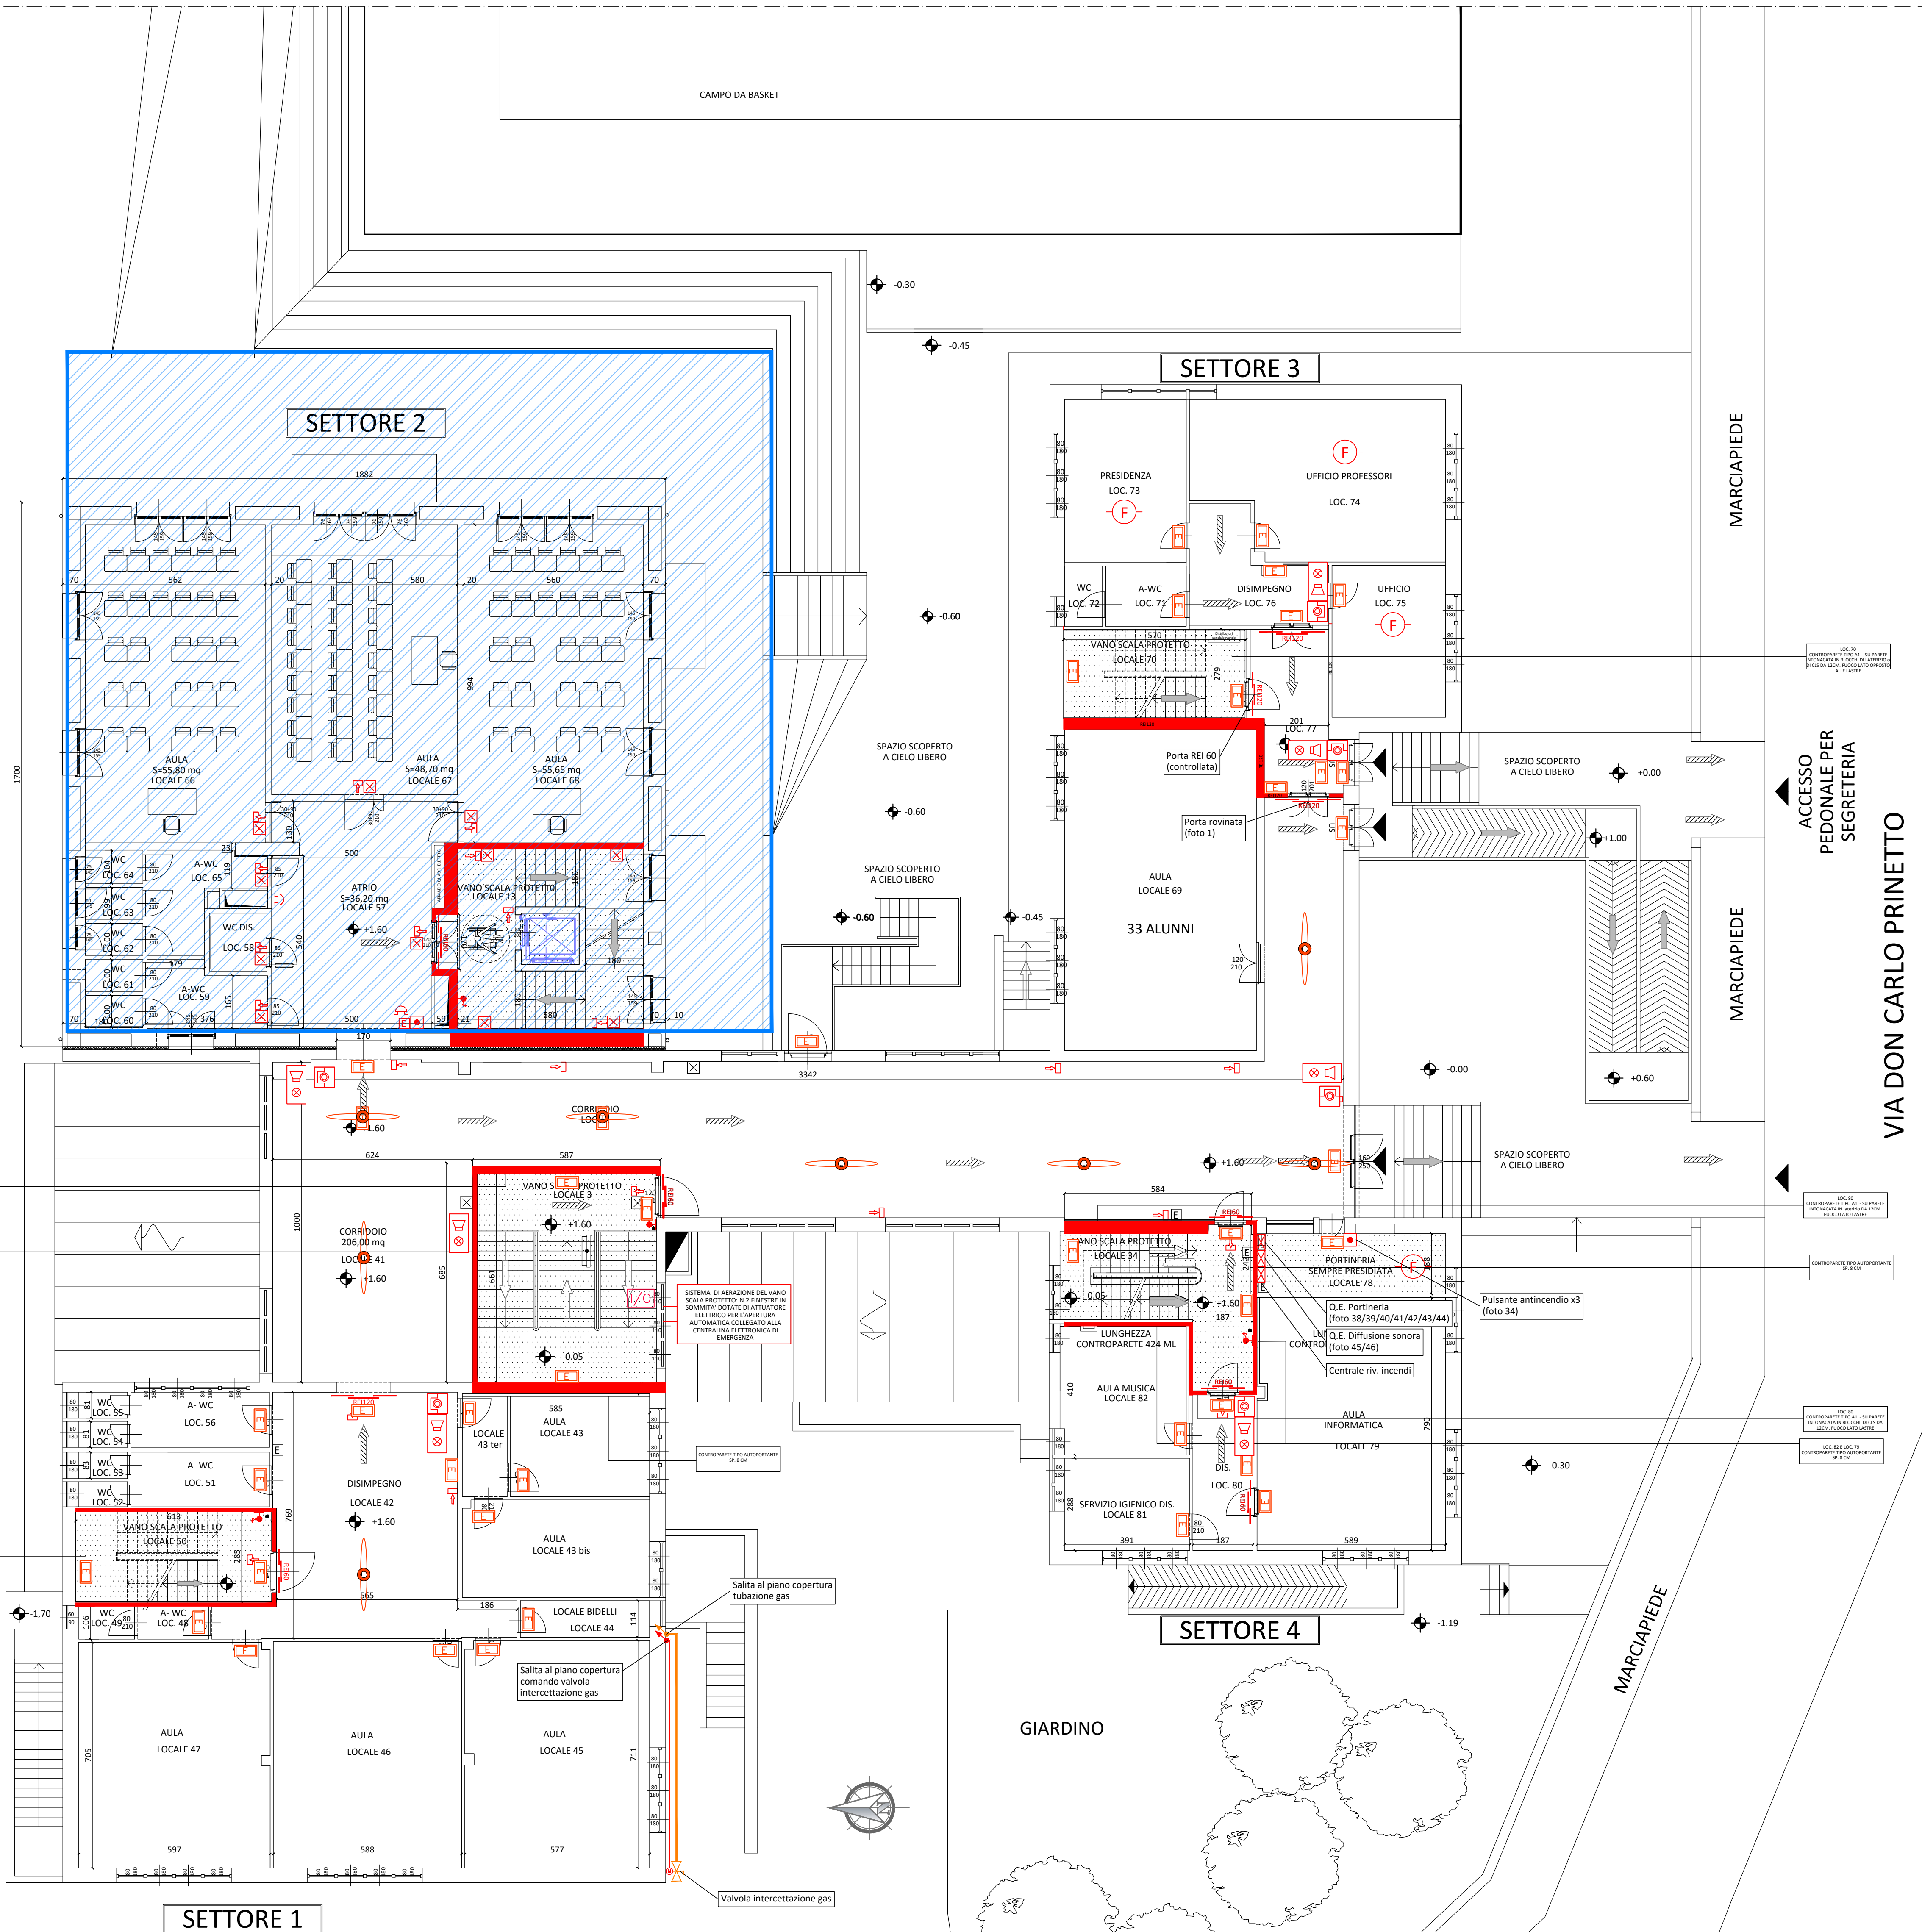

PIANTA PIANO RIALZATO

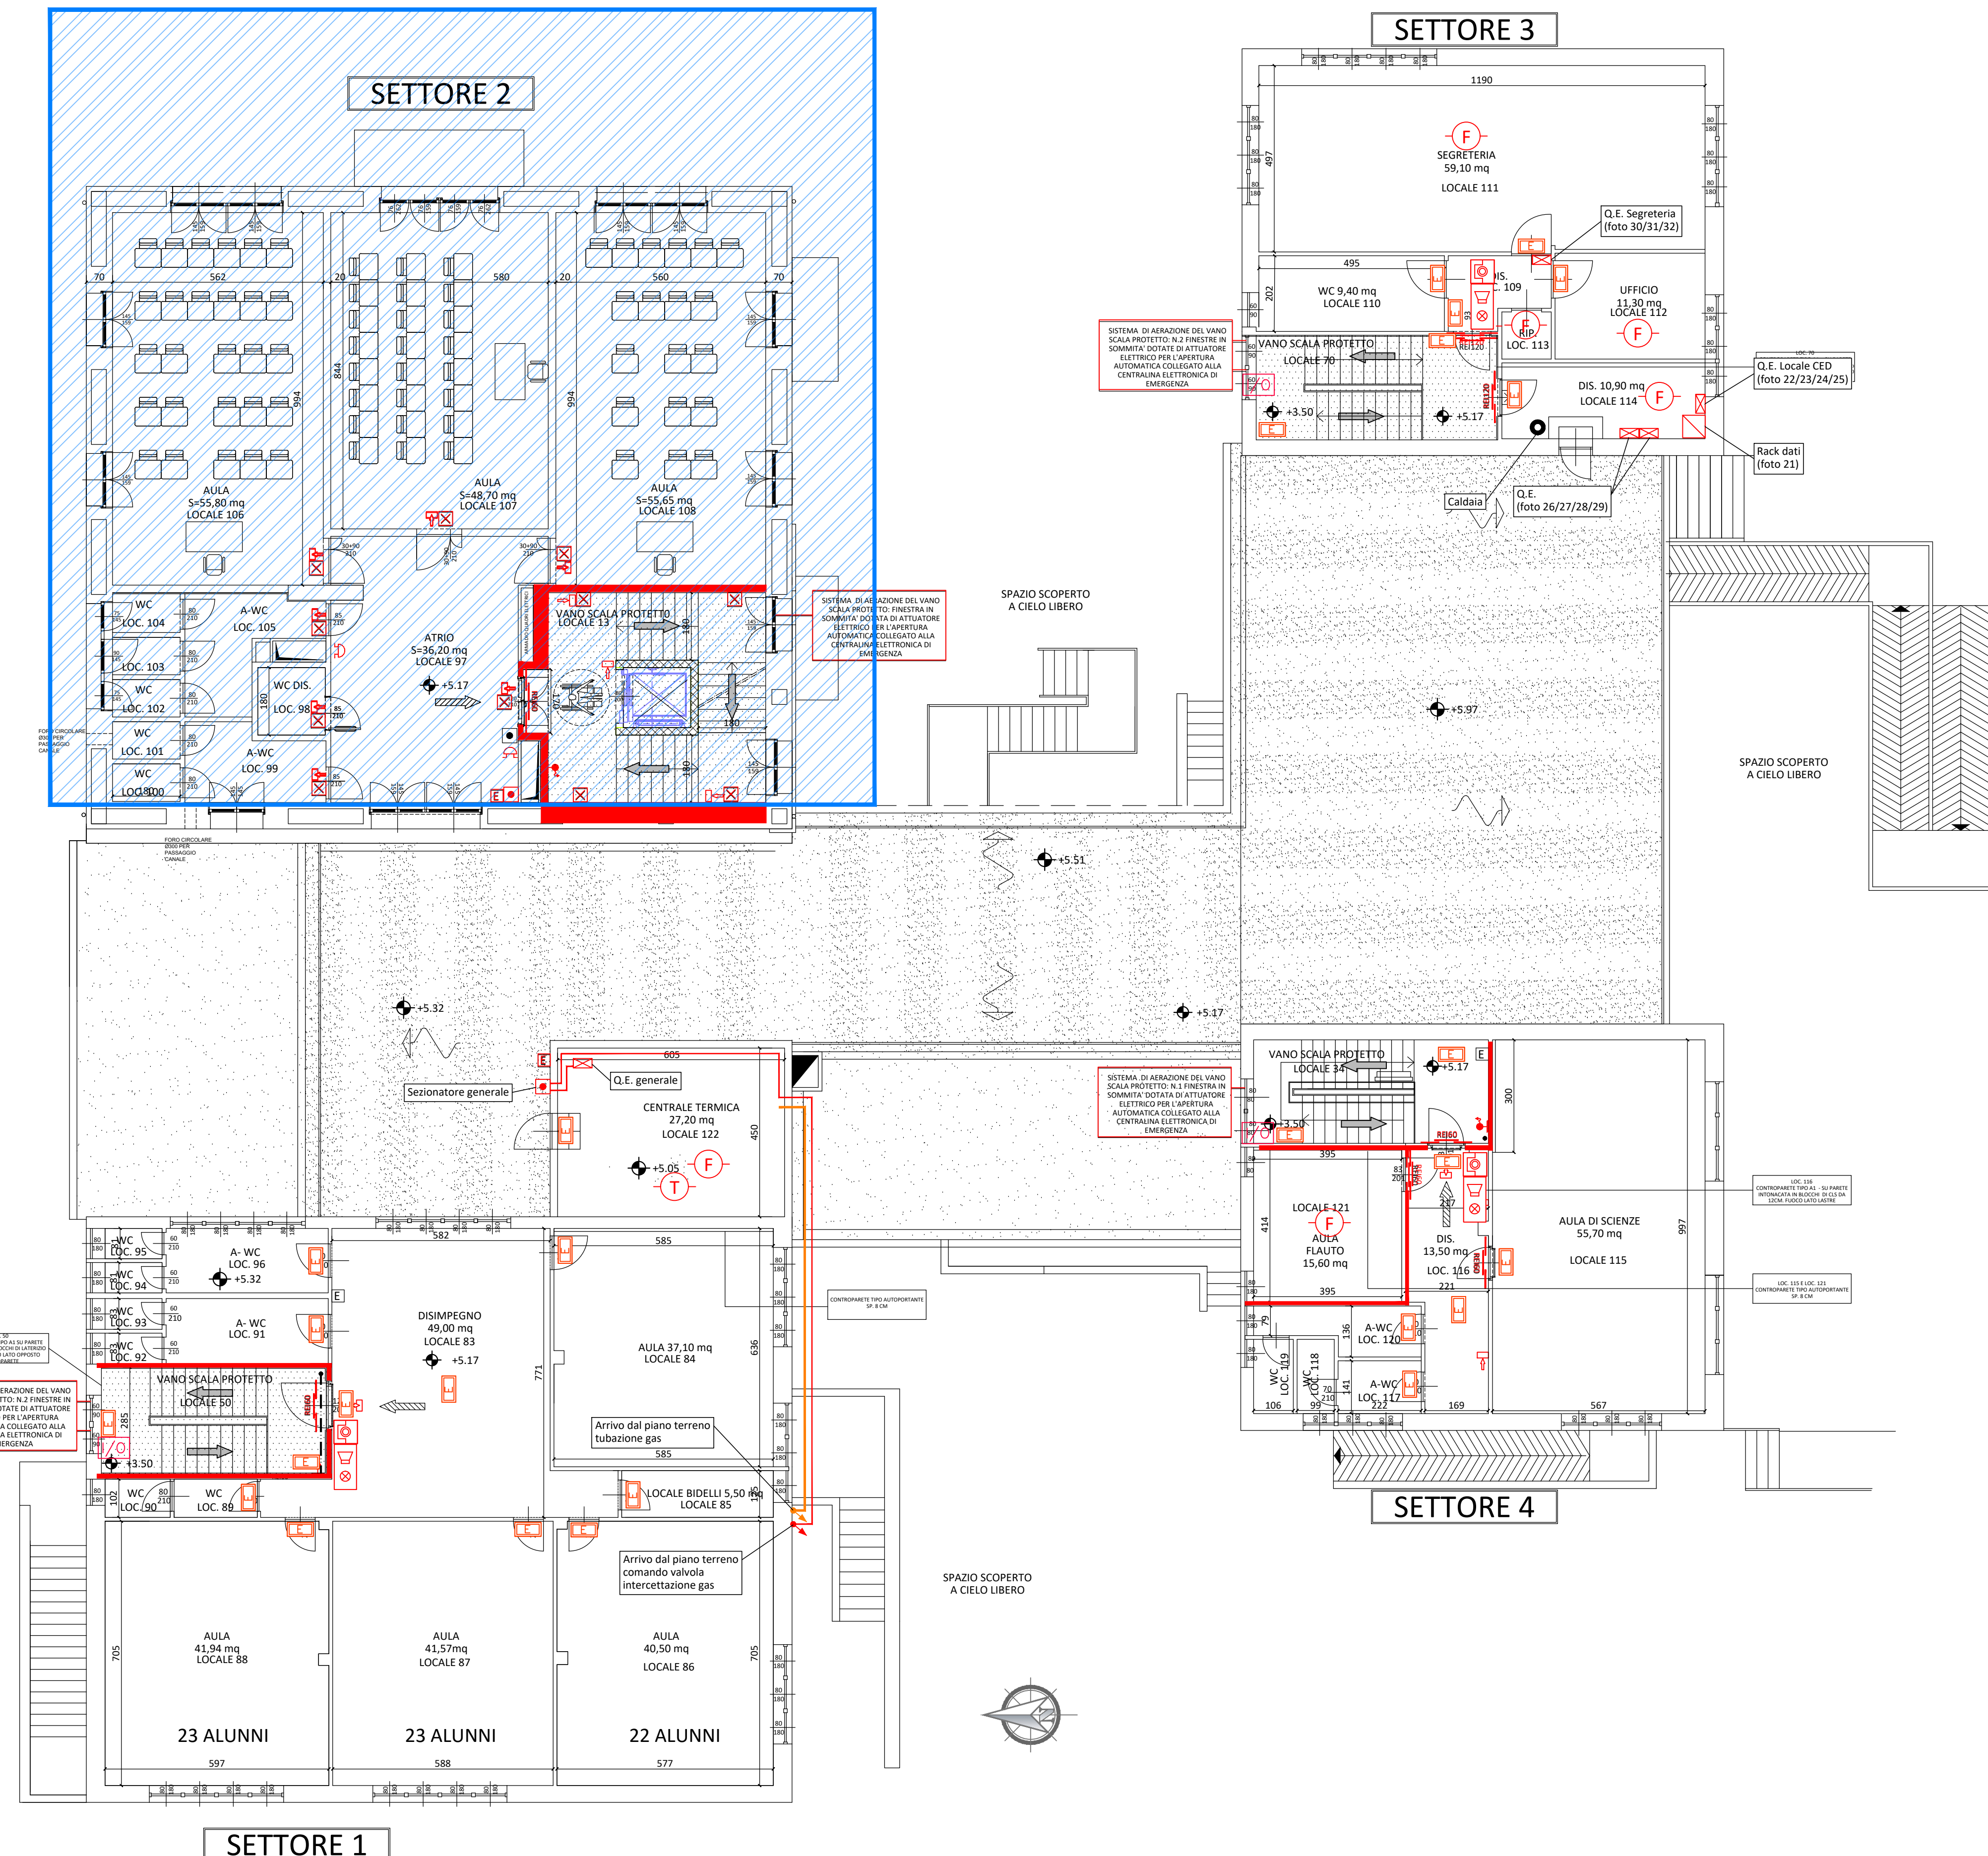

PIANTA PIANO PRIMO

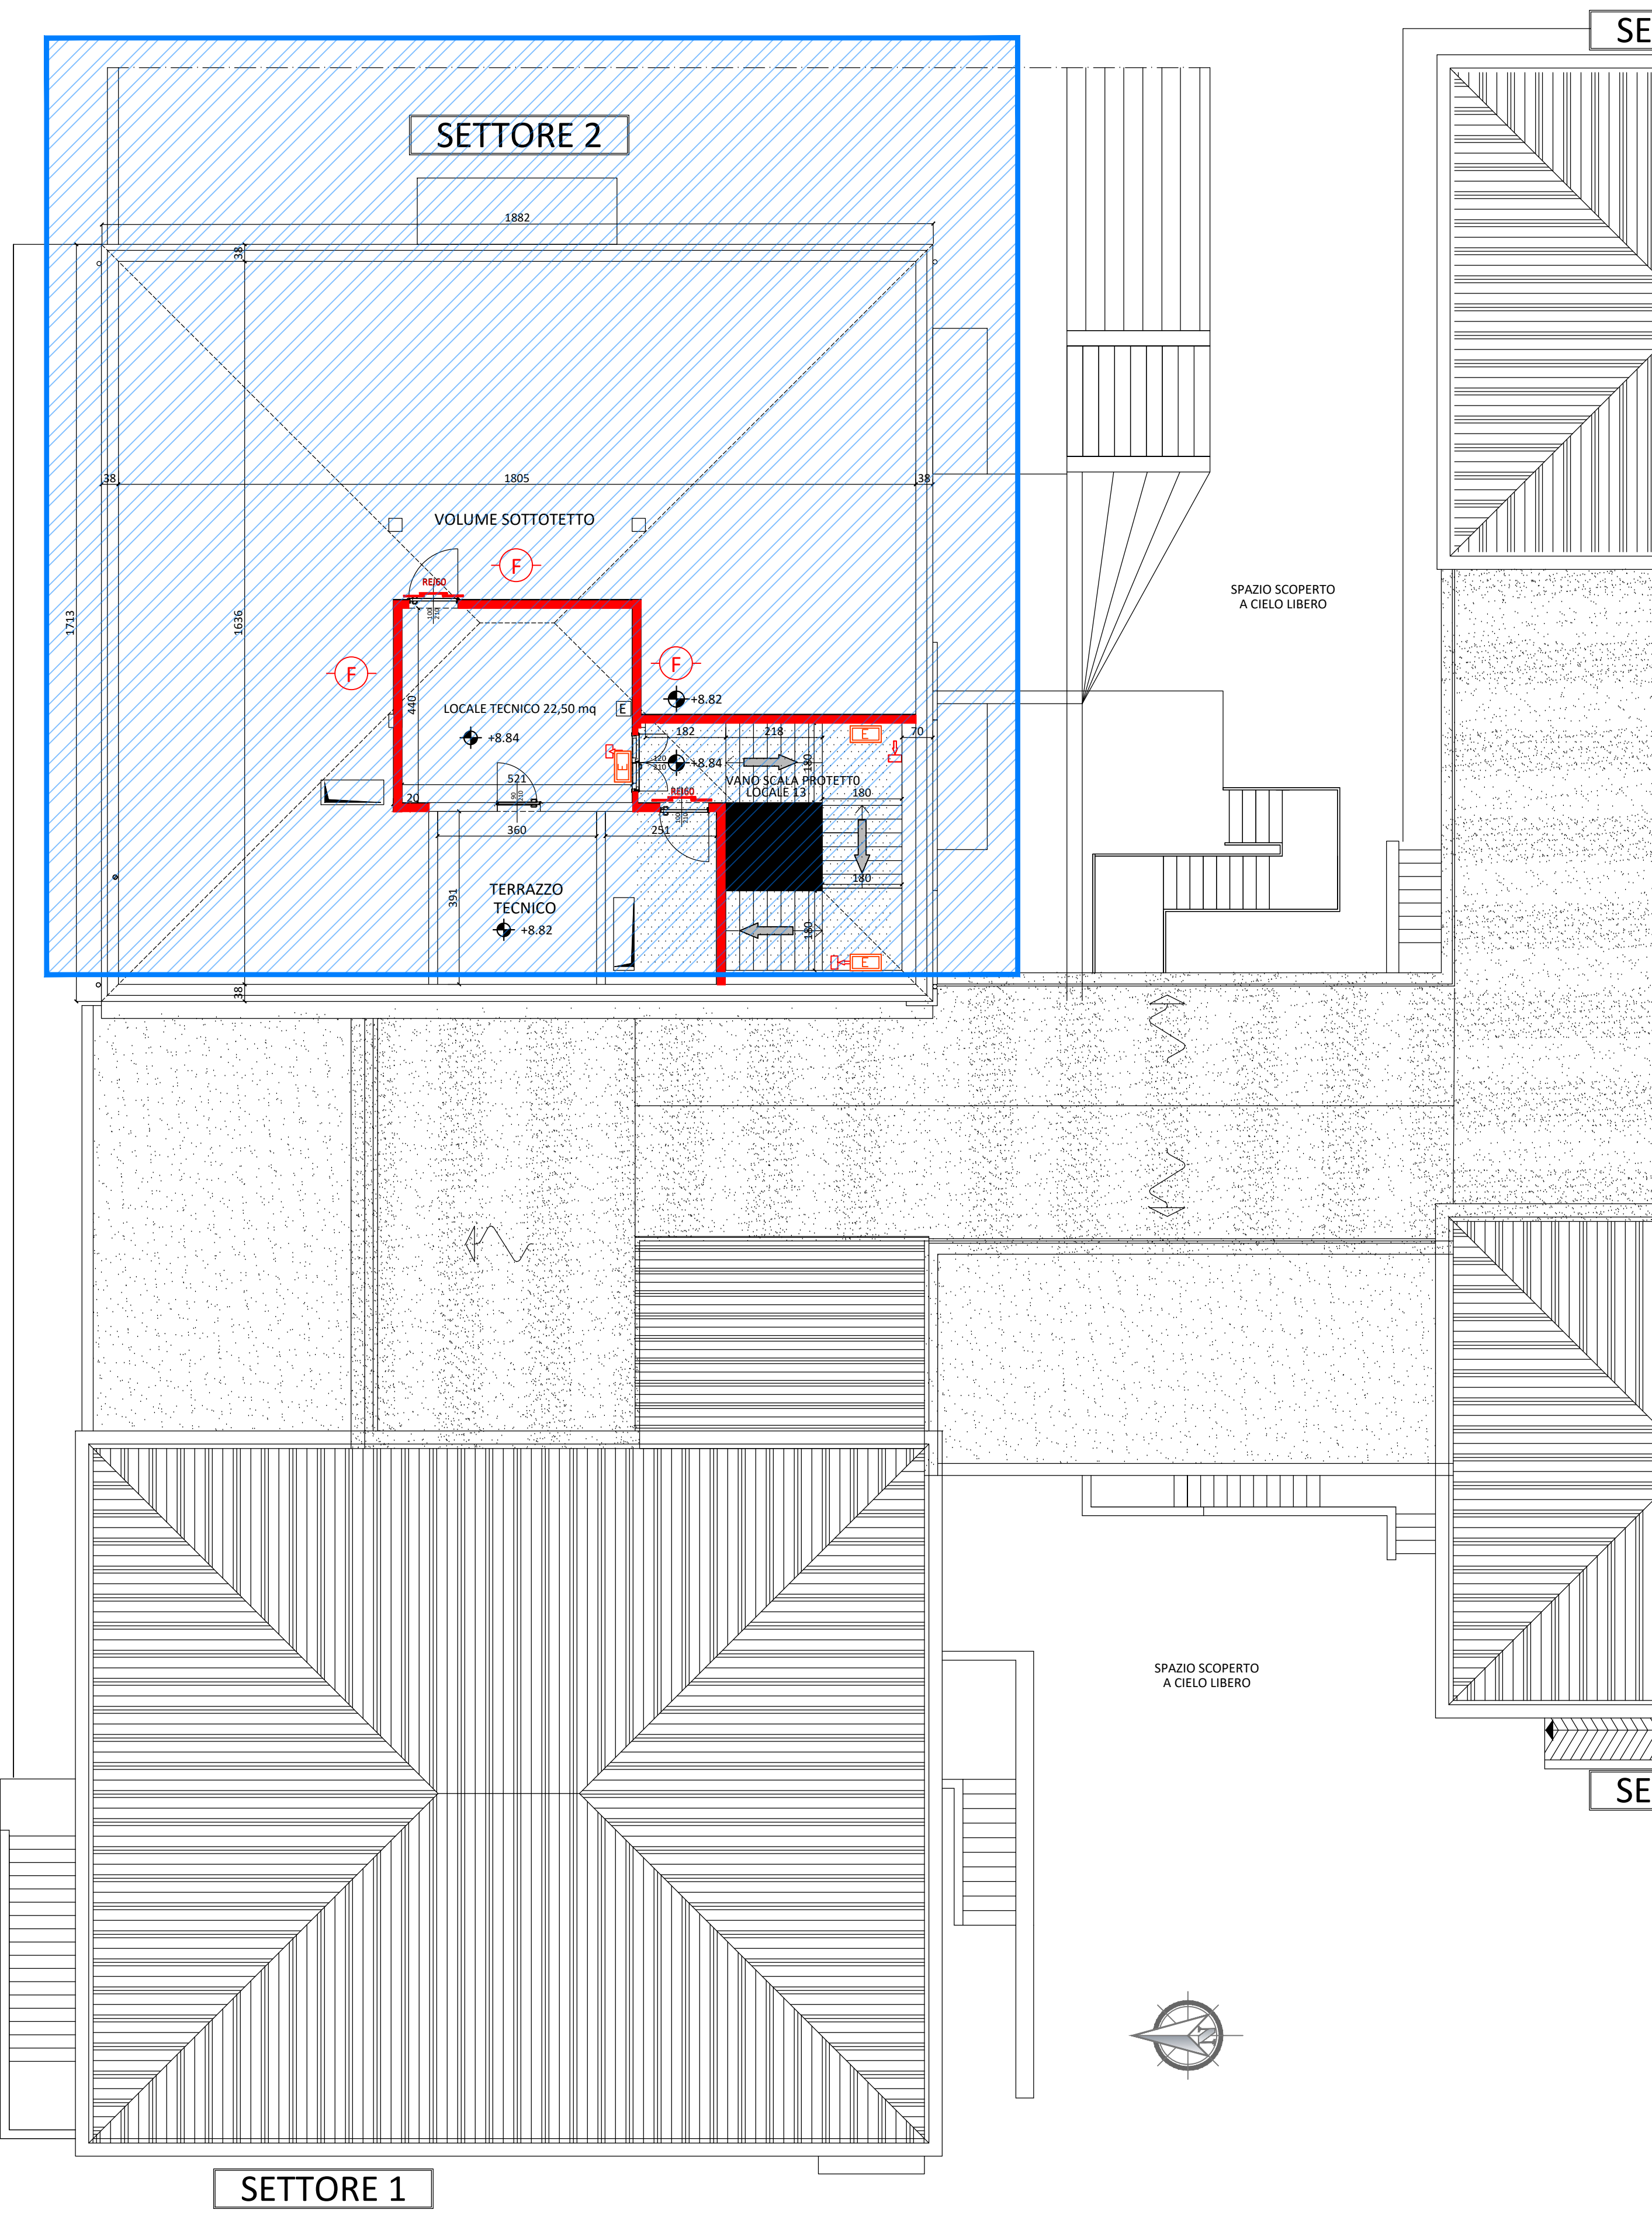

PIANTA PIANO SOTTOTETTO/COPERTURE