

REGIONE PIEMONTE
CITTÀ METROPOLITANA DI TORINO
COMUNE DI BUSSOLENO

LAVORI DI ADEGUAMENTO IMPIANTO ANTINCENDIO DELLA
SCUOLA SECONDARIA DI I° GRADO "E.FERMI"
VIA DON CARLO PRINETTO 2 A BUSSOLENO.
CUP B38H25009920001.

FUTURA

LA SCUOLA
PER L'ITALIA DI DOMANI

PROGETTO ESECUTIVO
PROGETTO IMPIANTO ELETTRICO

PLANIMETRIE INDIVIDUAZIONE INTERVENTI


PIANTA DEL PIANO SEMINTERRATO	scala 1:100
PIANTA DEL PIANO TERRA	scala 1:100
PIANTA DEL PIANO PRIMO	scala 1:100
PIANTA DEL PIANO SOTTOTETTO	scala 1:100

TAVOLA	DATA: GIUGNO 2026
PROGETTISTI ARCH. ANDREA BARALE - VIA TRENTO 61, ORMASANO (TO) STEL S.R.L., STRADA DEL PORTONE 129, GRUGLIASCO (TO) ING. FILIPPO TERRELLI - VIA VERONE 10, TORINO	
COMMITTENTE COMUNE DI BUSSOLENO PIAZZA CAVOUR 3, 10051 BUSSOLENO (TO) TEL. 011249902 e-mail: ftc@comunebici.bussoleno.it R.U.P. geom. LUCA VOTTERO	


LEGENDA SIMBOLI	
SIMBOLO	DESCRIZIONE
	Rivelatore ottico di fumo analogico indirizzato, completo di base, isolatore di linea e uscita programmabile per collegamento di ripetitore di allarme a LED
	Rivelatore ottico di fumo installato nel controsoffitto completo di base, isolatore di linea e uscita programmabile per collegamento di ripetitore di allarme a LED, prevedere botola 20x20cm per manutenzione ove previsto controsoffitto non addegnabile
	Rivelatore ottico termico analogico indirizzato, completo di base, isolatore di linea e uscita programmabile per collegamento di ripetitore di allarme a LED
	Rivelatore ottico di fumo analogico indirizzato per candelotto, completo di base, isolatore di linea e uscita programmabile per collegamento di ripetitore di allarme a LED
	Pulsante manuale per segnalazione allarme incendio completo di cartello di indicazione
	Dispositivo lampeggiante per allarme ottico alimentato da modulo certificato EN54-3
	Indicazione di modulo di comando (o) ed acquisizione stato (i) da parte di componente (evacuatore di fumo, centrale aspirazione, ecc.)
	Pannello di gestione emergenza energia e rilevazione incendi
	Impianto di sovrappressione per filtri 30 Pa
	Apparecchio di illuminazione di emergenza autonomo da parete
	Apparecchio illuminante antipanico e sicurezza autonomo con fascio luminoso bidirezionale
	Vie di fuga con cambio di livello
	Vie di fuga in piano

LEGENDA	
CATEGORIA	SIMBOLO
VIE DI USCITA	
ESTINTORI	
SISTEMI ANTINCENDIO	
SISTEMI DI SEGNALEZIONE	
SISTEMI ANTINCENDIO	
ANTILLUVIA	

N.B. le aree evidenziate in colore blu, sono state oggetto di precedenti adeguamenti

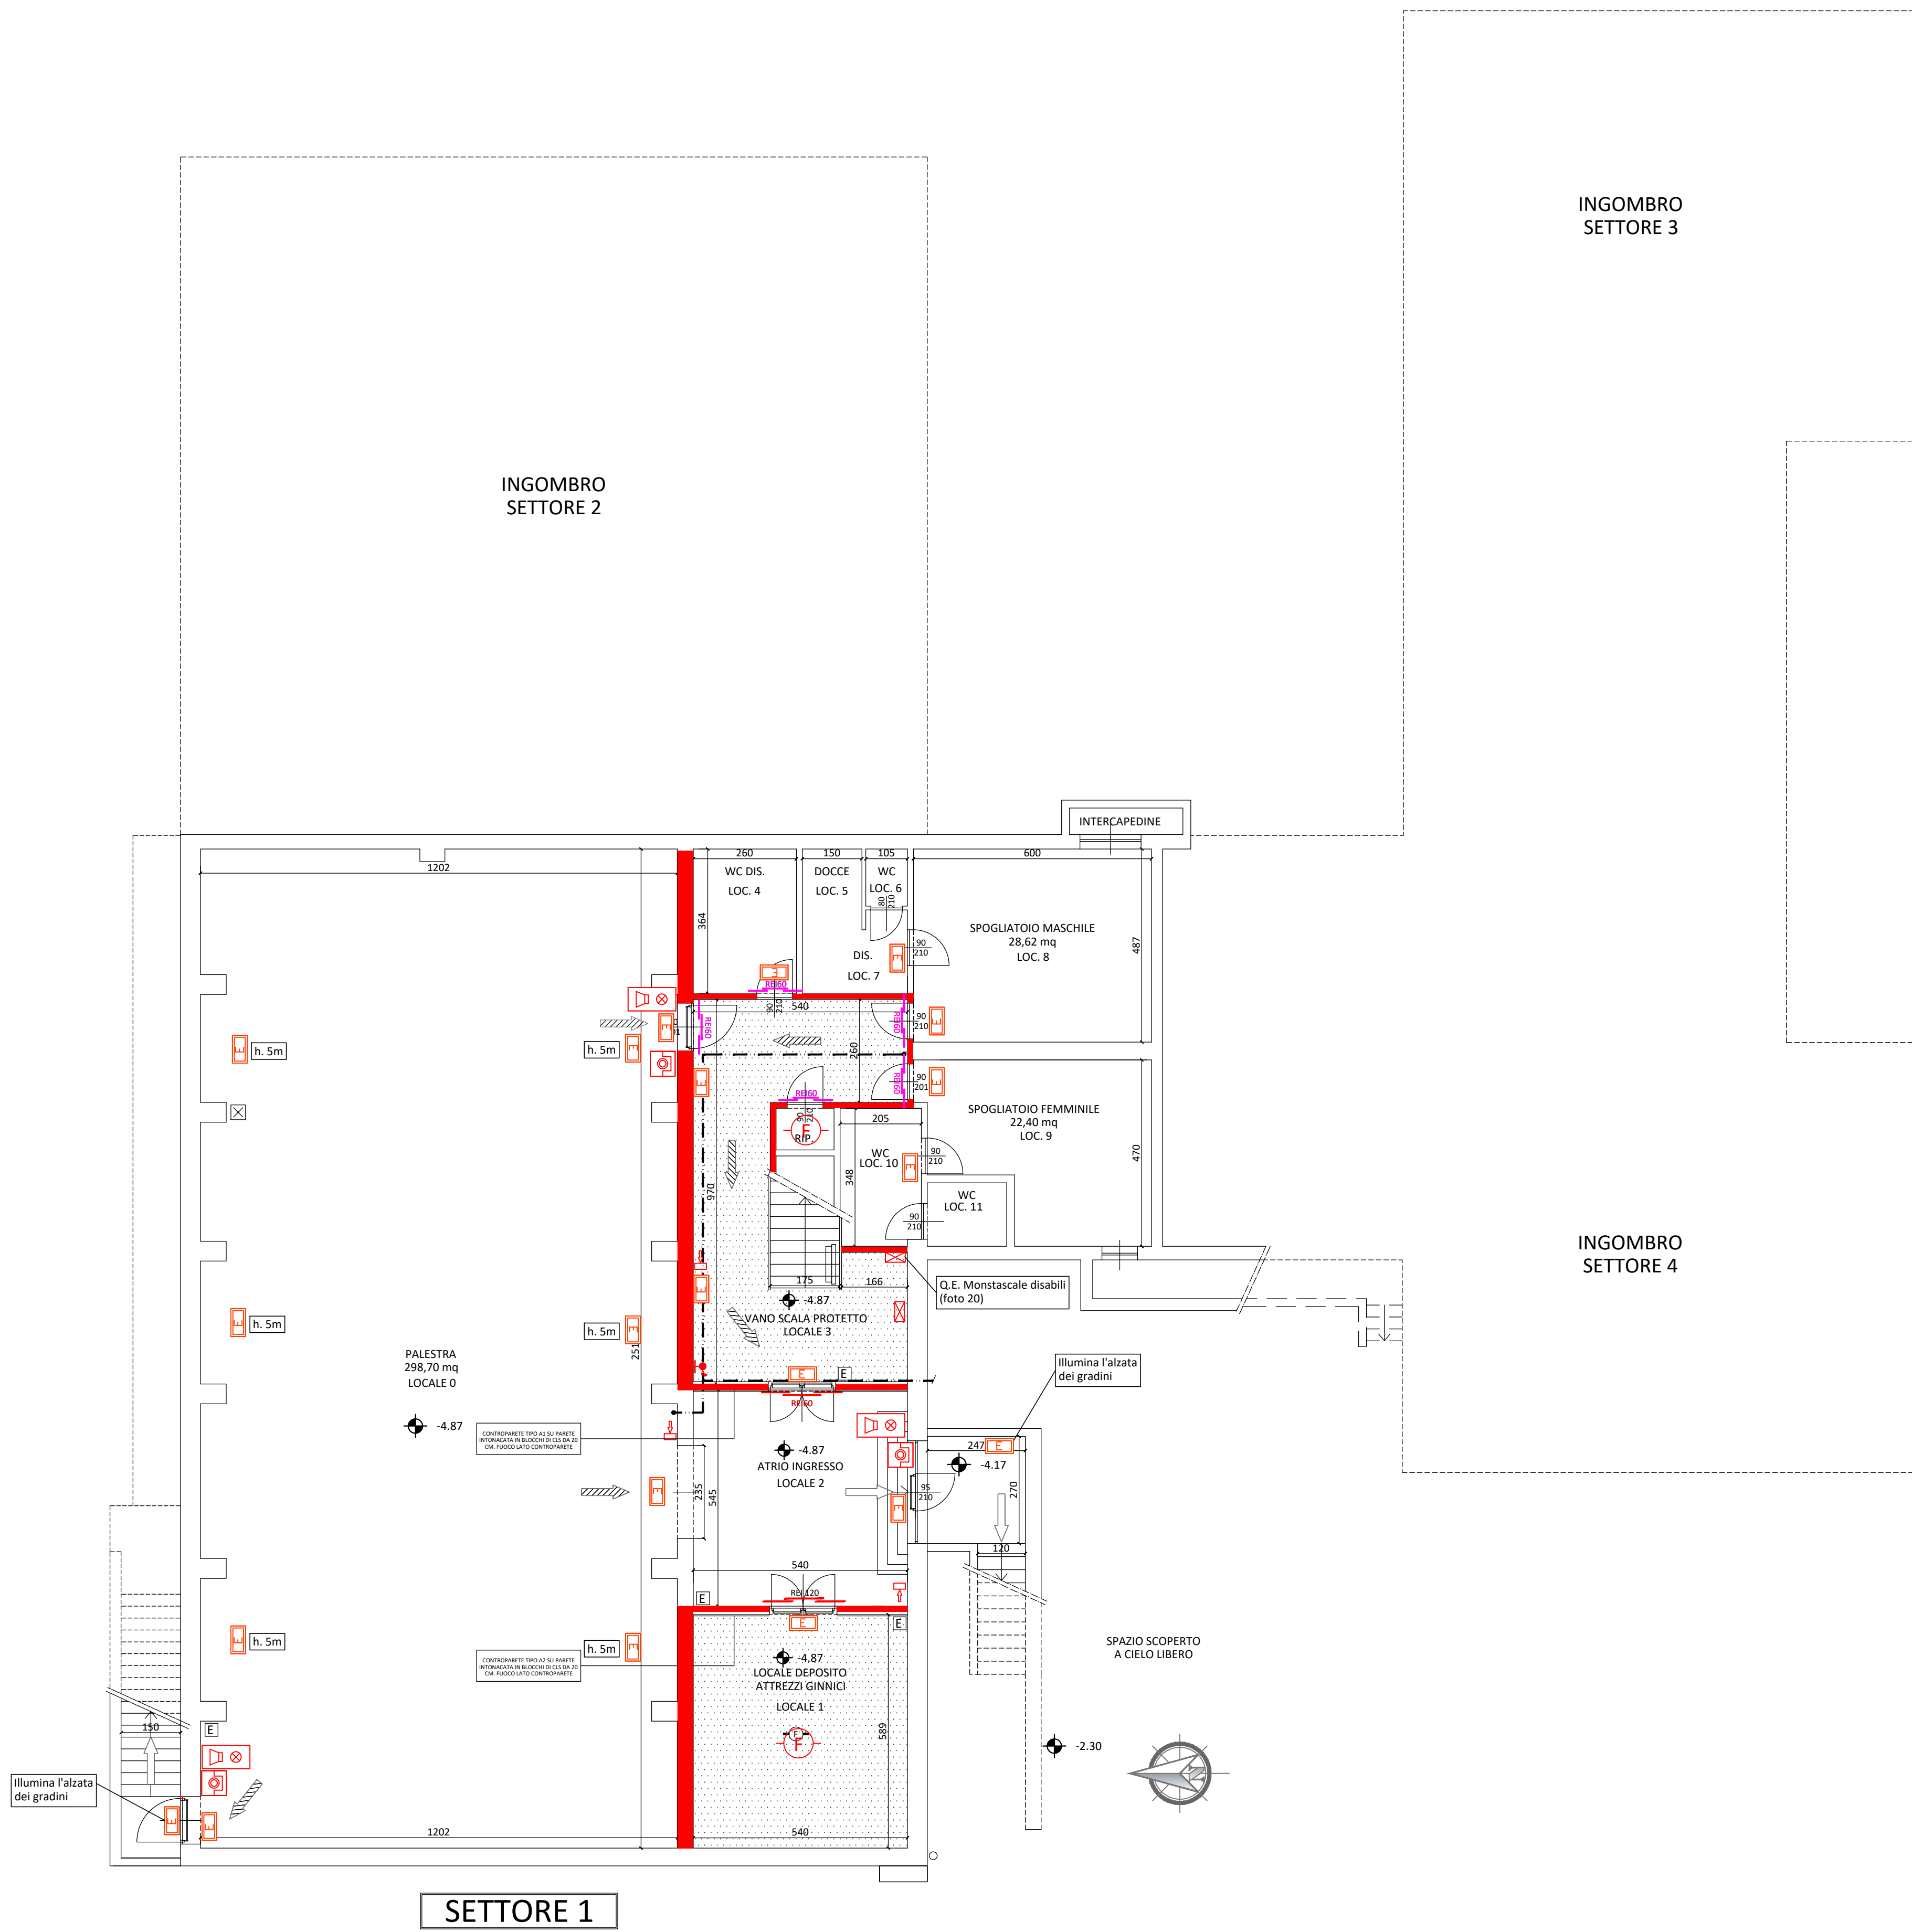

PIANTA PIANO INTERRATO

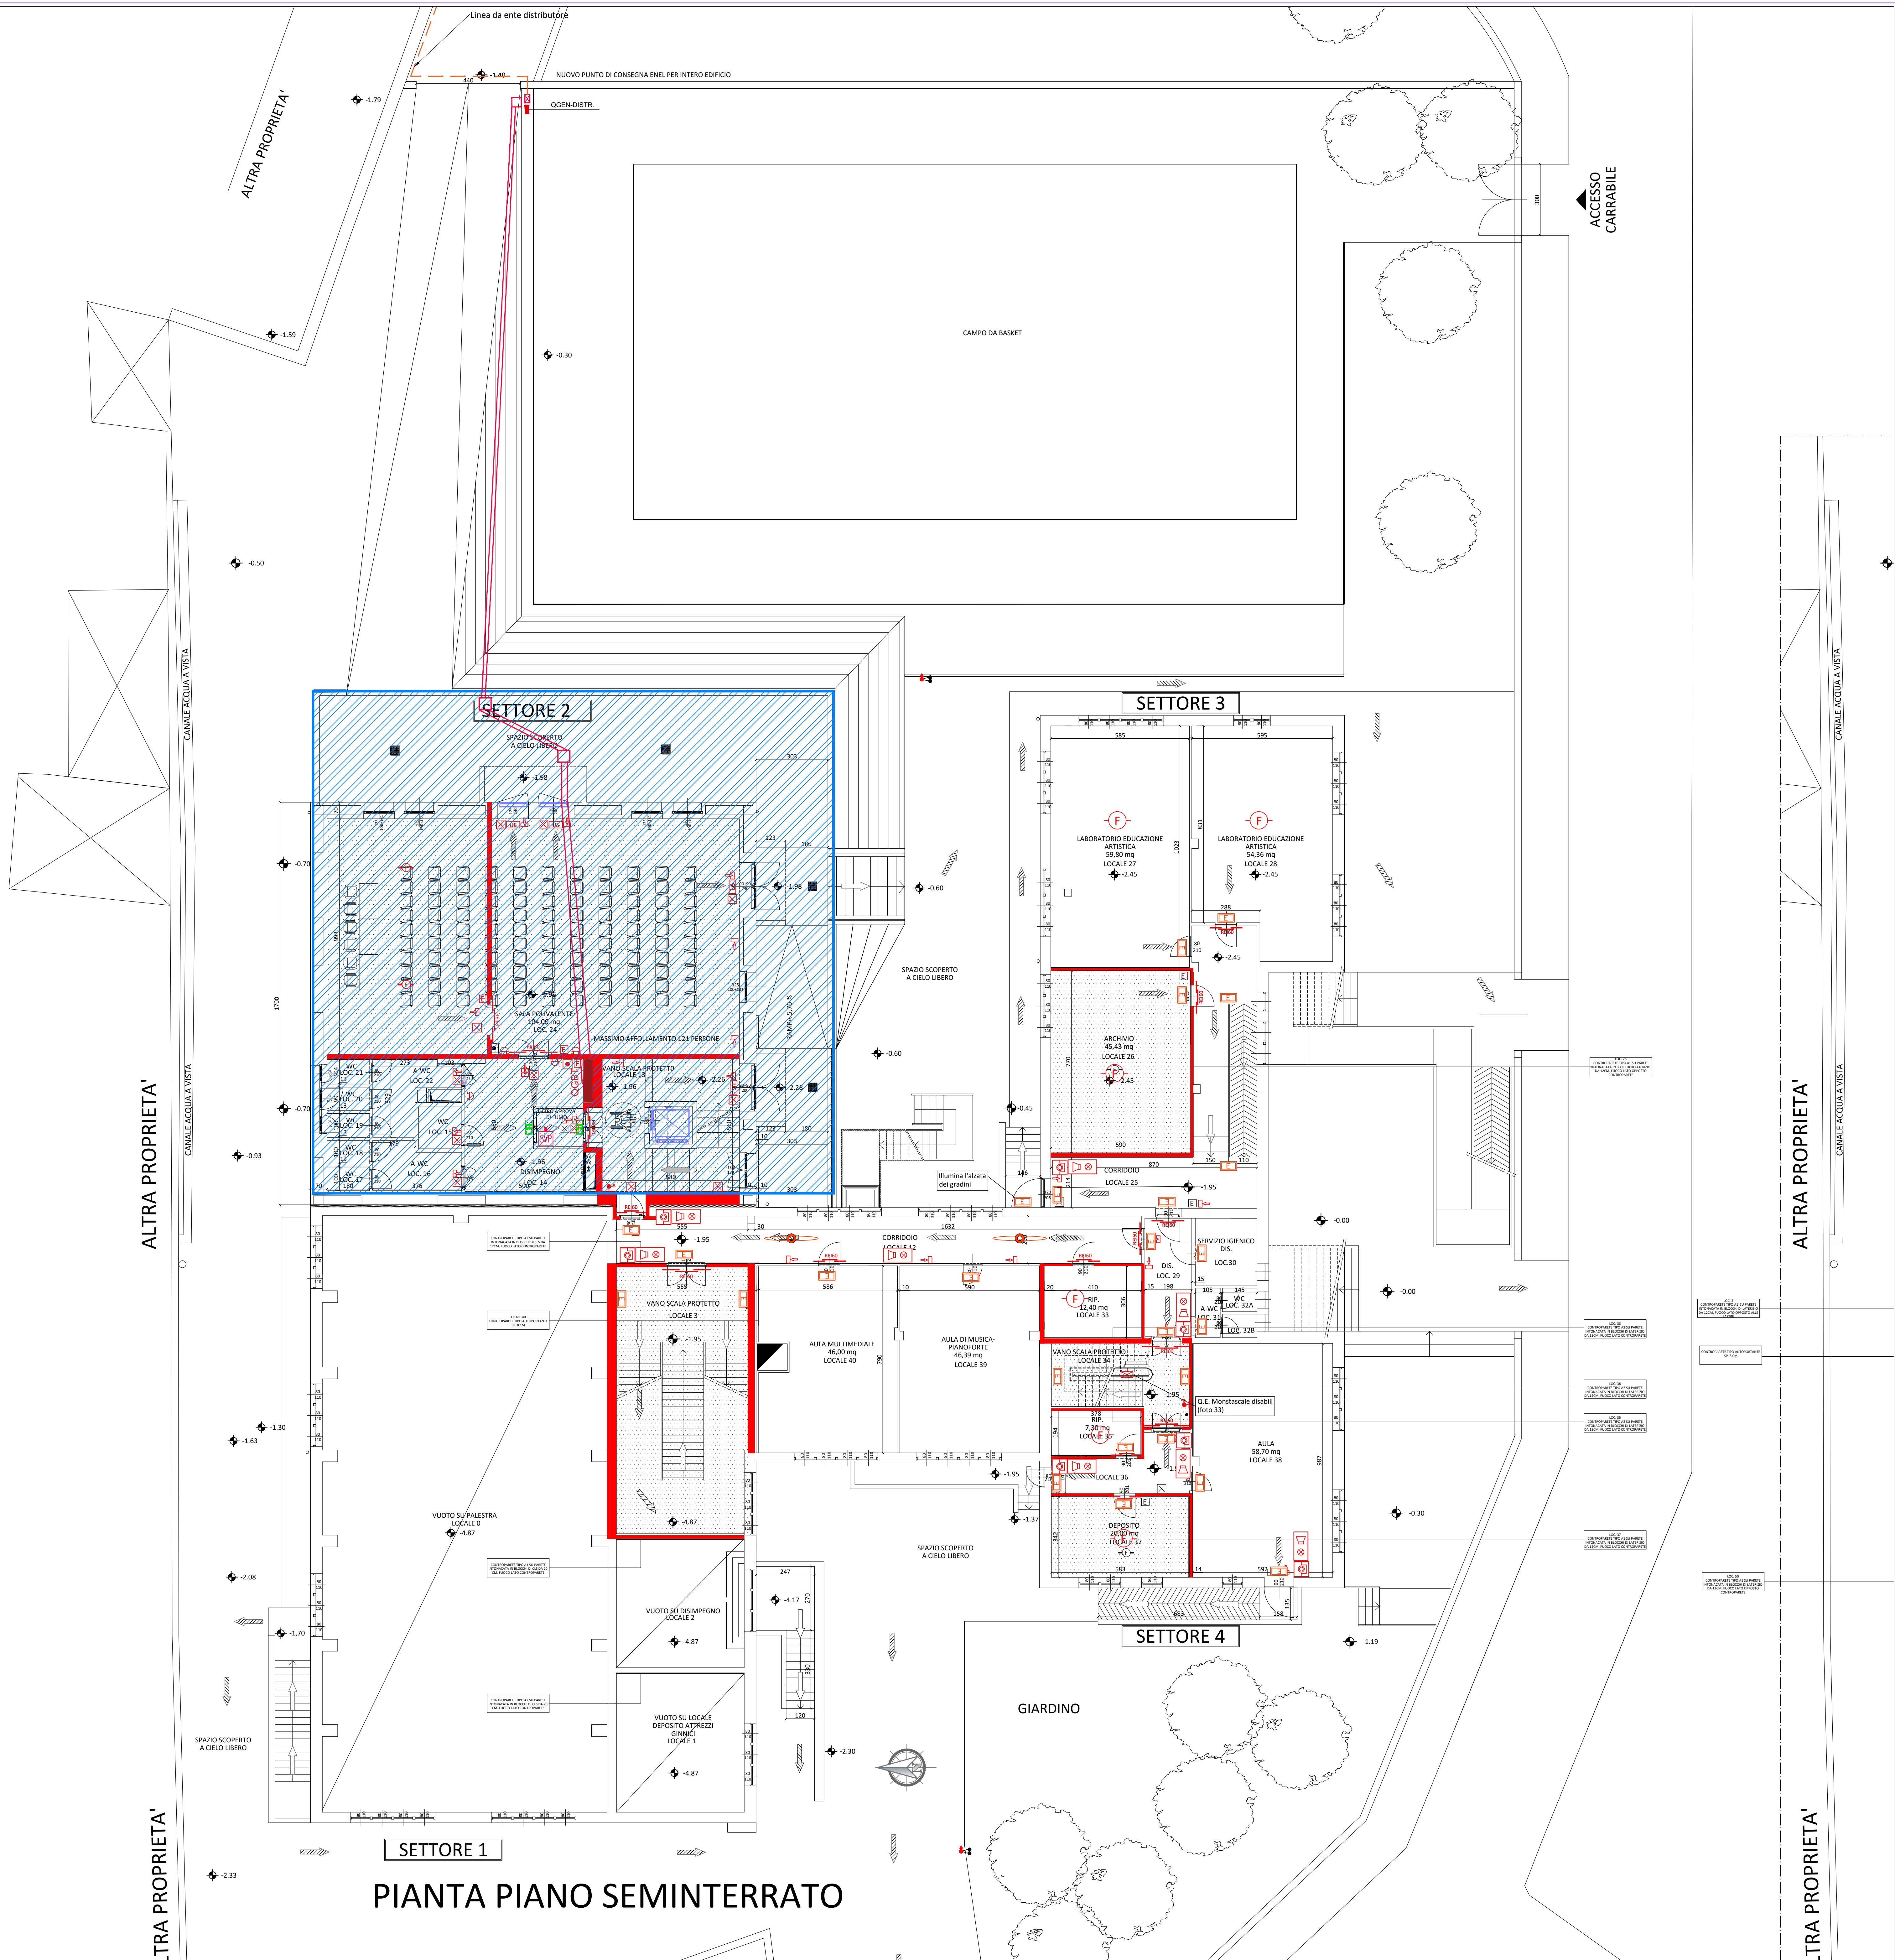

PIANTA PIANO SEMINTERRATO